


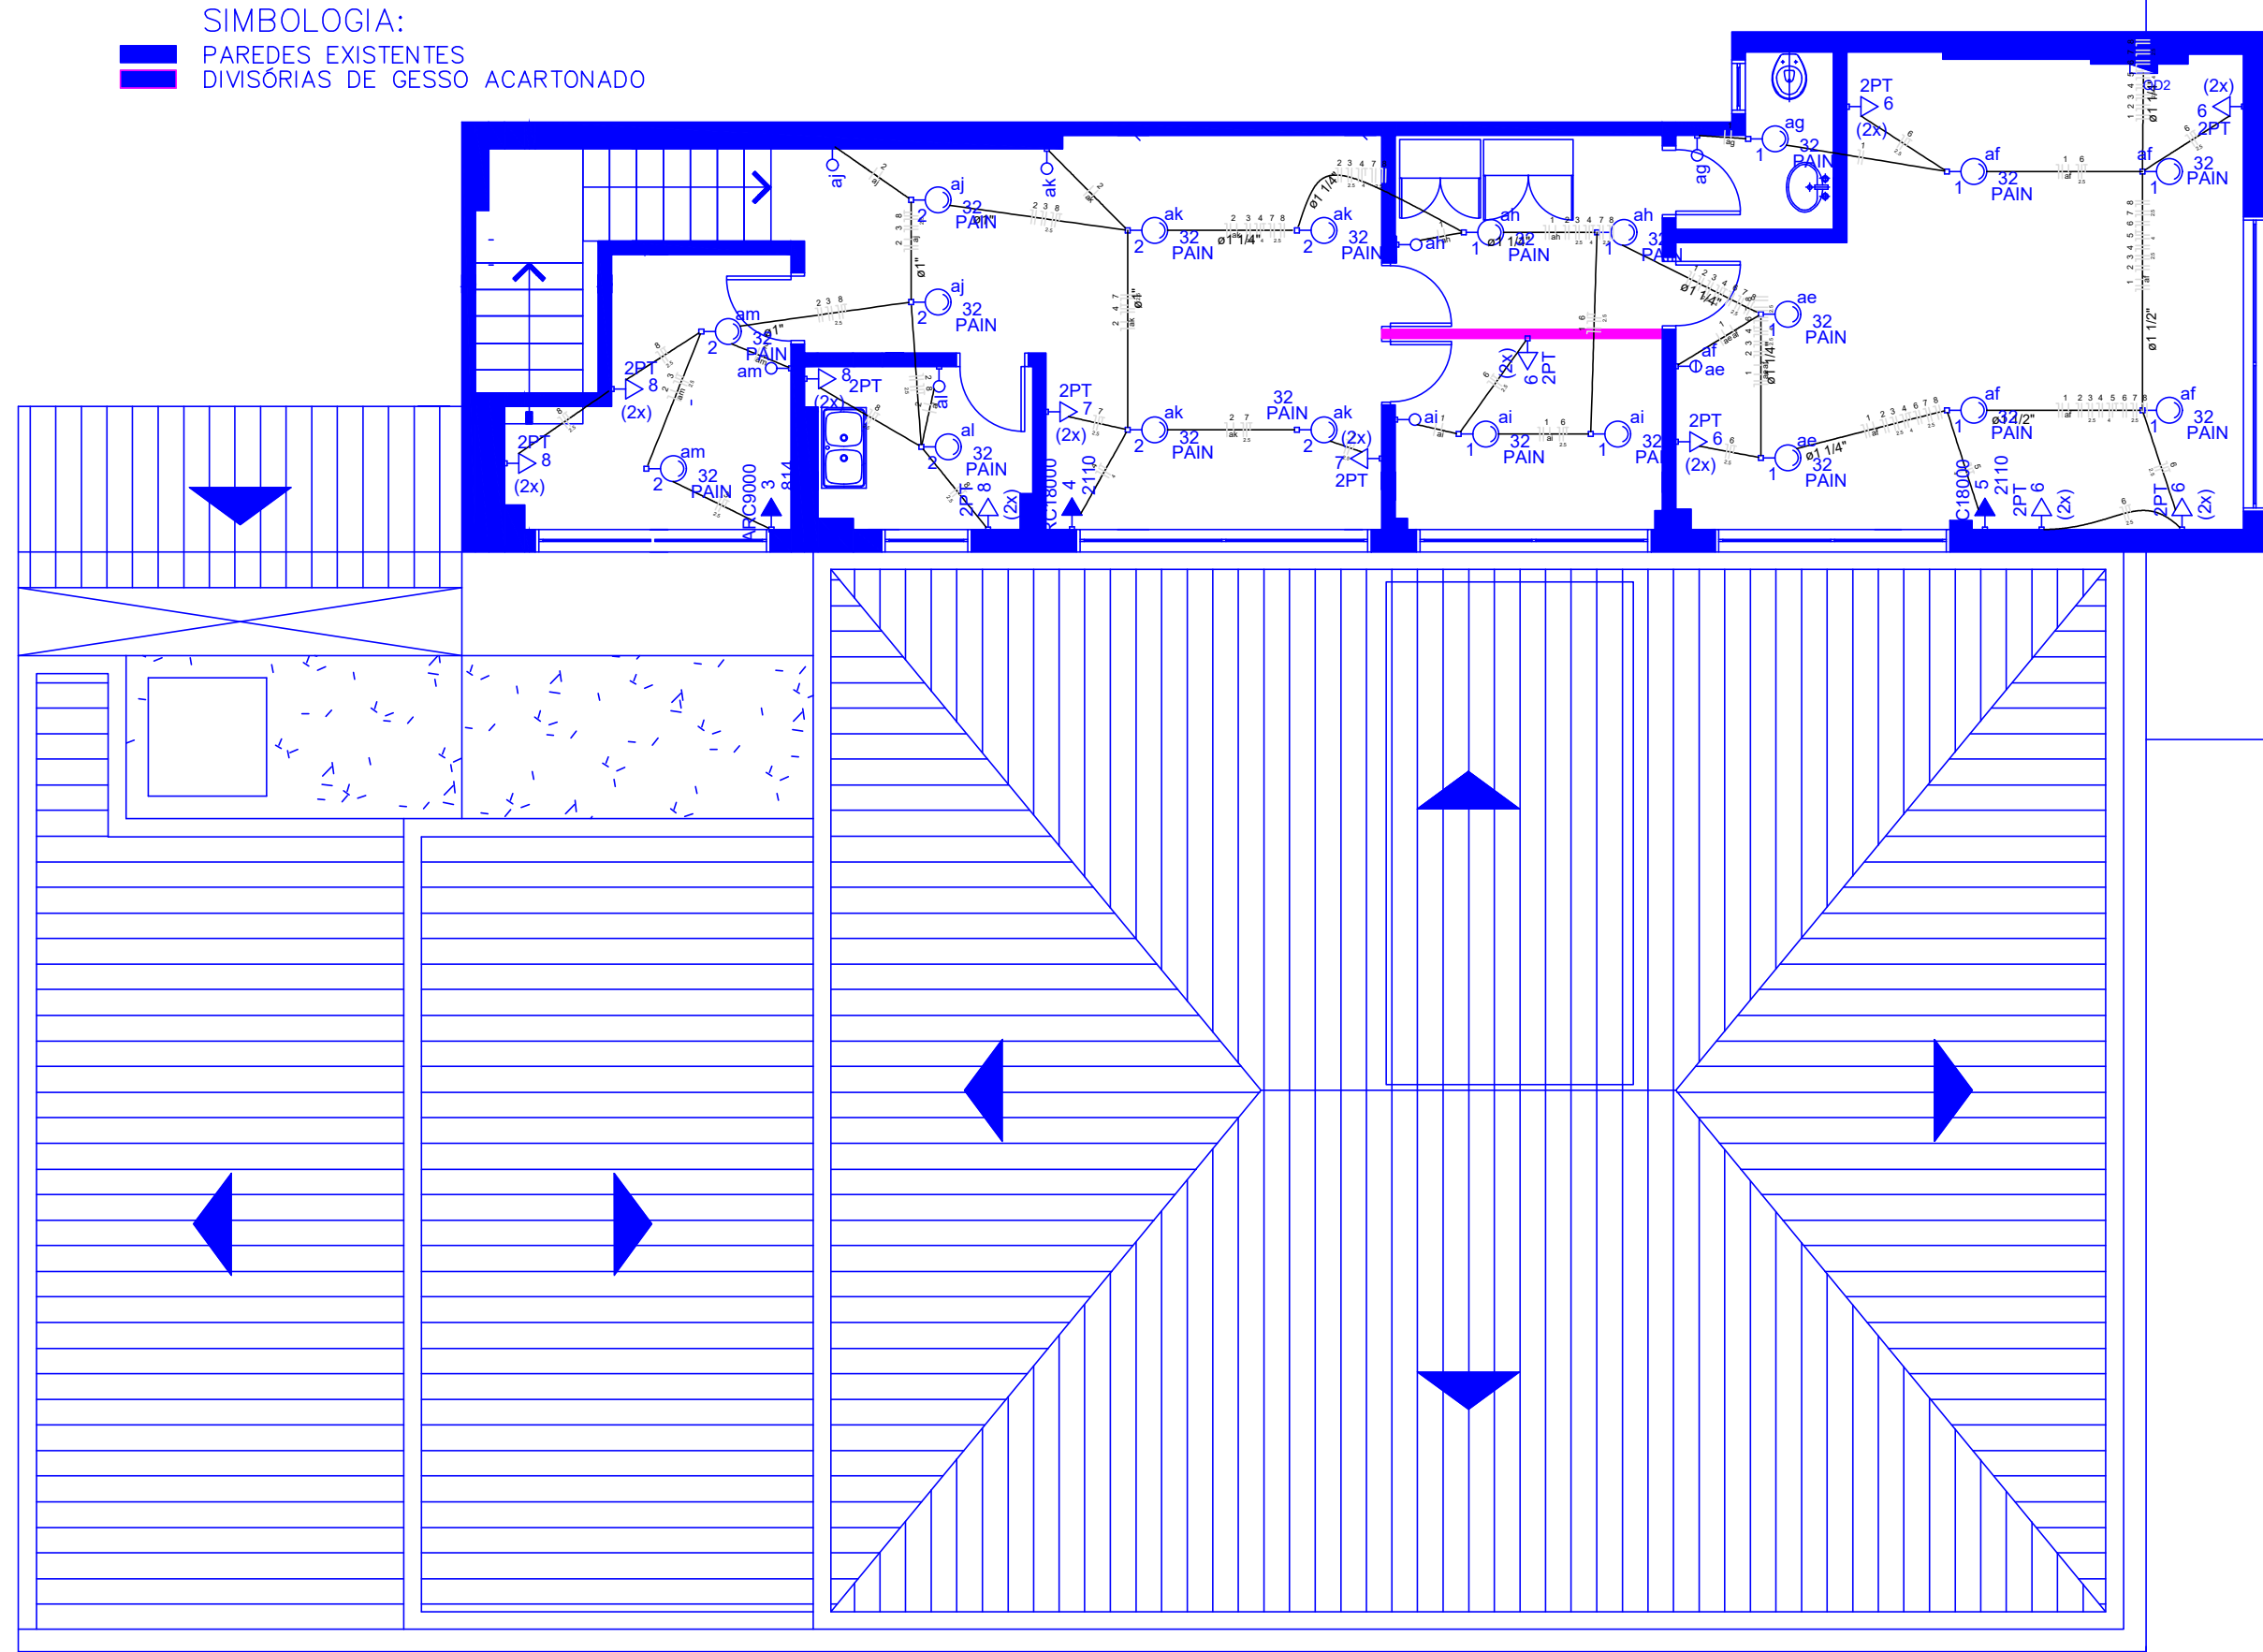

PLANTA BAIXA 2º PAVIMENTO
ÁREA = 126,10 m²
ESCALA 1/50

QM1



PREFEITURA MUNICIPAL DE SANT'ANA DO LIVRAMENTO
SEPLAMA - SECRETARIA DE PLANEJAMENTO E MEIO AMBIENTE
DEPARTAMENTO DO PLANO DIRETOR
RUA ALLAN KARDEK, 55.

PROJETO:

FARMACIA POPULAR

ENDEREÇO:

Rua Duque de Caxias, 1759 - CENTRO

RESPONSÁVEL TÉCNICO

Gonzalo Bonfiglio
Eng. Eletricista- CREA RS120574

PREFEITURA DE SANTANA DO LIVRAMENTO
CNPJ: 88.124.961/0001-59

ELÉTRICO EM BAIXA TENSÃO - BT

ELÉTRICO

E2

CARGA:

24,00kW

ESCALAS:

1:25

DATA:

04/2025