



LEGENDA INSTALAÇÃO PPCI				
QTD	COD (N.D./H.M)	SÍMBOLO	SIGNIFICADO	COR/FORMA/ESPECIFICAÇÕES
06 UNID	S1 (N.D./P)		ORIENTAÇÃO DO SENTIDO DA SAÍDA DE EMERGÊNCIA	SÍMBOLO: RETANGULAR FUNDO: VERDE PICTOGRAMA: FOTOLUMINESCENTE DIMENSÕES SÍMBOLO: H = L / 2
05 UNID	S2 (N.D./P)		ORIENTAÇÃO DO SENTIDO DA SAÍDA DE EMERGÊNCIA	SÍMBOLO: RETANGULAR FUNDO: VERDE PICTOGRAMA: FOTOLUMINESCENTE DIMENSÕES SÍMBOLO: H = L / 2
07 UNID	S3 (N.D./P)		ORIENTAÇÃO DO SENTIDO DA SAÍDA DE EMERGÊNCIA	SÍMBOLO: RETANGULAR FUNDO: VERDE PICTOGRAMA: FOTOLUMINESCENTE DIMENSÕES SÍMBOLO: H = L / 2
01 UNID	S9 (N.D./P)		ORIENTAÇÃO DO SENTIDO DA SAÍDA DE EMERGÊNCIA	SÍMBOLO: RETANGULAR FUNDO: VERDE PICTOGRAMA: FOTOLUMINESCENTE DIMENSÕES SÍMBOLO: H = L / 2
03 UNID	S12 (N.D./P)		ORIENTAÇÃO DO SENTIDO DA SAÍDA DE EMERGÊNCIA	SÍMBOLO: RETANGULAR FUNDO: VERDE PICTOGRAMA: FOTOLUMINESCENTE DIMENSÕES SÍMBOLO: H = L / 2
10 UNID	E5 (N.D./P)		EXTINTOR DE INCÊNDIO	SÍMBOLO: RETANGULAR FUNDO: VERMELHO PICTOGRAMA: FOTOLUMINESCENTE DIMENSÕES: IND. PLANTA
10 UNID			EXTINTOR DE INCÊNDIO PORTÁTIL	TIPO PÔ QUÍMICO SECO - PQS ABC - 4KG
-			ROTA DE FUGA	
-			ROTA DE FUGA FINAL	
-			ROTA DE EXTINTOR	

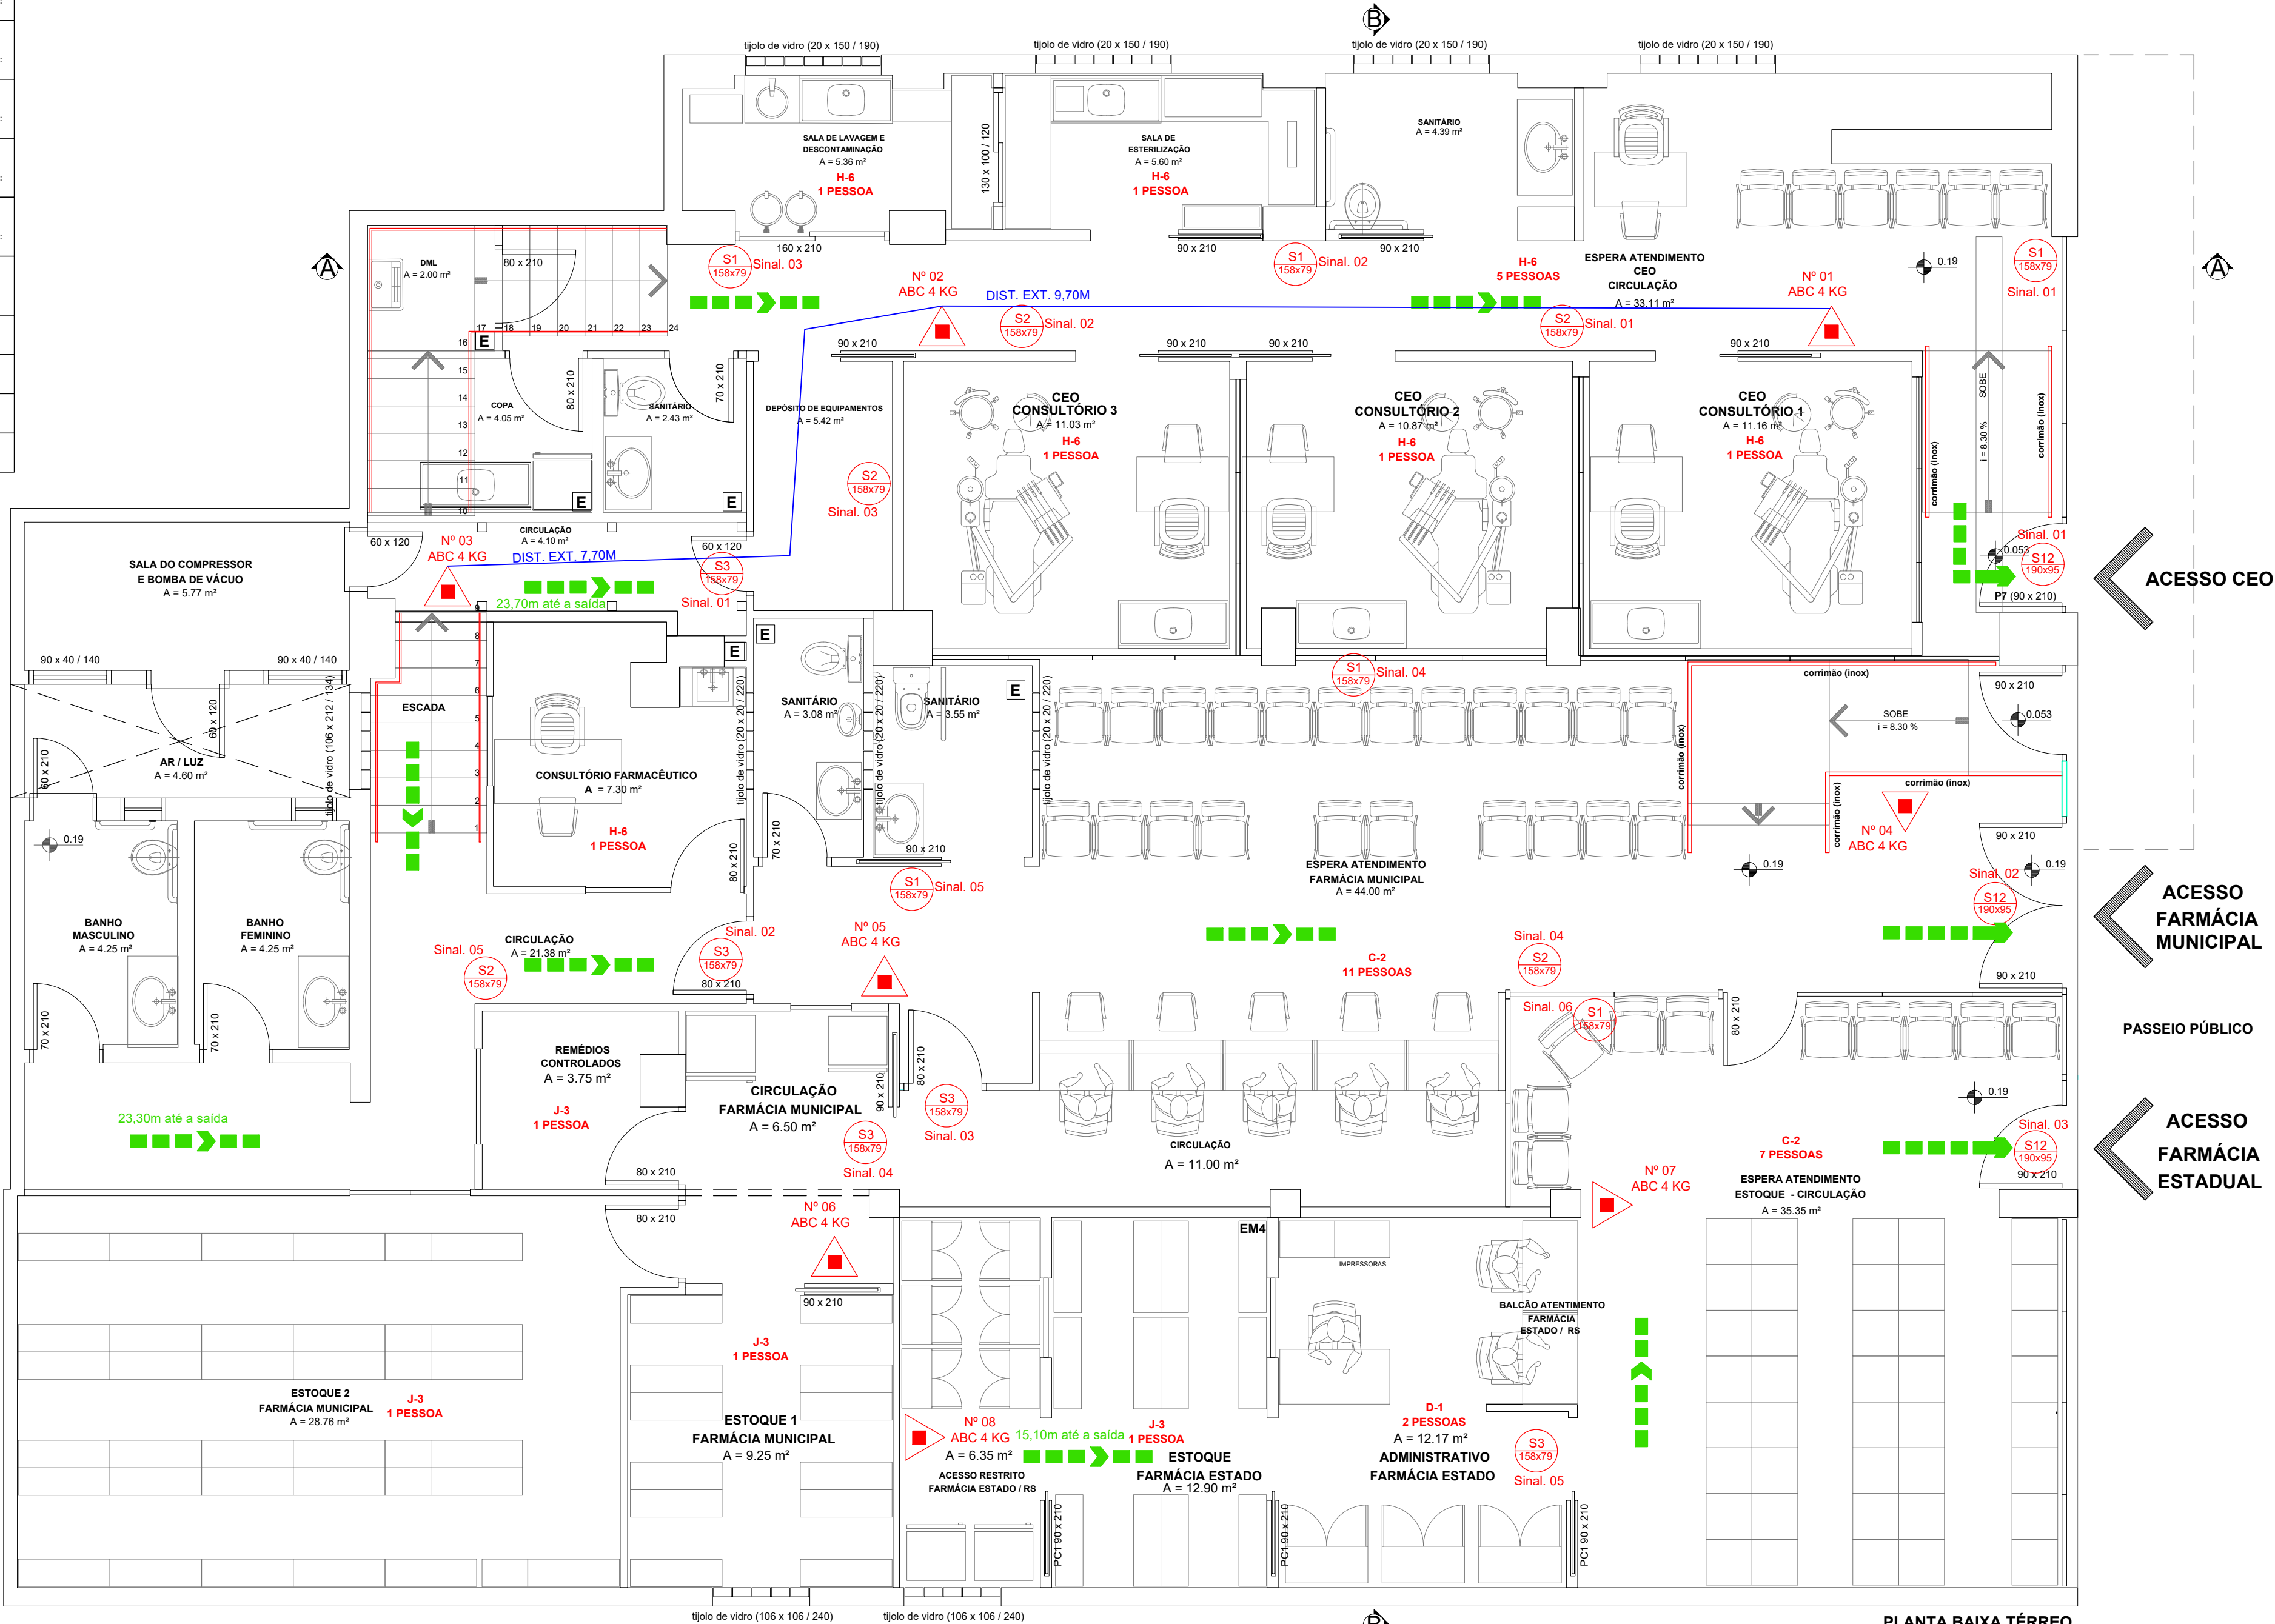

PLANTA BAIXA TÉRREO
ÁREA - 353.35 m²
ESCALA 1/50

DETALHE DA FIXAÇÃO DO EXTINTOR DE INCÊNDIO

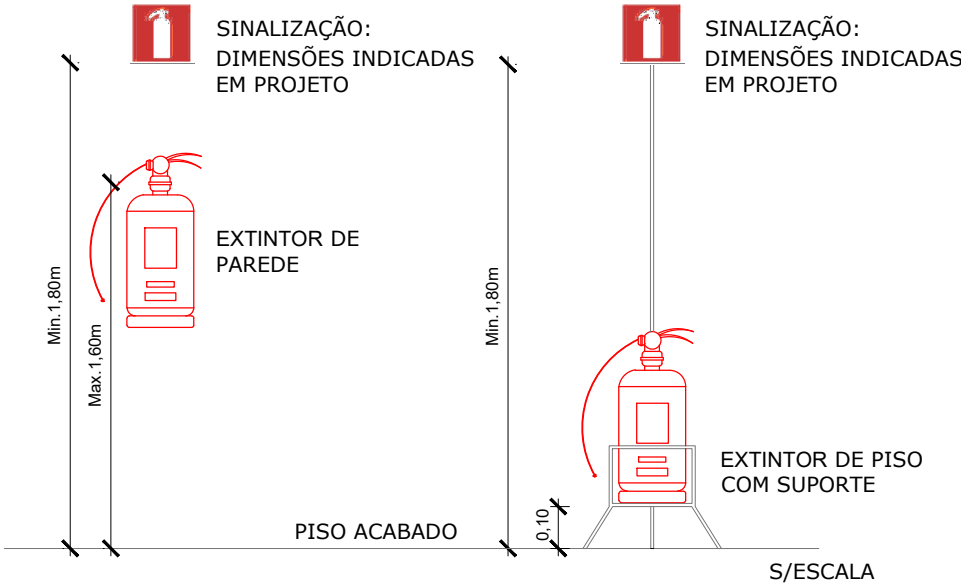

PREFEITURA MUNICIPAL DE SANT'ANA DO LIVRAMENTO
SEPLAMA - SECRETARIA DE PLANEJAMENTO E MEIO AMBIENTE
DEPARTAMENTO DO PLANO DIRETOR
RUA ALLAN KARDEC, 55. CEP 97574-512. FONE: 0800-092050

OBRA: FARMÁCIA BÁSICA MUNICIPAL+FARMÁCIA BÁSICA DO ESTADO/RS
+CEO (CENTRO ESPECIALIZADO EM ODONTOLOGIA)

PROJETO: PLANO DE PREVENÇÃO E PROTEÇÃO CONTRA INCENDIO
PLANTA BAIXA TÉRREO

ENDEREÇO: RUA DUQUE DE CAXIAS, Nº 1759 - CENTRO - SANT. DO LIVRAMENTO/RS

RESPONSÁVEL TÉCNICO:
LUCIANO MAURICIO RIBEIRO GOUGEÓN
ENGENHEIRO CIVIL - CREA RS 221828

PREFEITURA DE SANTANA DO LIVRAMENTO:

PRANCHA:

CNPJ: 88.124.961/0001-59

ÁREA: 353.95 m²
ÁREA TOTAL: 455.95 m²

ESCALAS: 1:50

DATA: 13/06/2025

P-2/4