



LEGENDA INSTALAÇÃO PPCI				
QTD	COD. DIM. MM	SÍMBOLO	SIGNIFICADO	COR/FORMA/ESPECIFICAÇÕES
06 UNID	S1 IND. PL		ORIENTAÇÃO DO SENTIDO DA SAÍDA DE EMERGÊNCIA	SÍMBOLO: RETANGULAR FUNDO: VERDE PICTOGRAMA: FOTOLUMINESCENTE DIMENSÕES SÍMBOLO: H = L / 2
05 UNID	S2 IND. PL		ORIENTAÇÃO DO SENTIDO DA SAÍDA DE EMERGÊNCIA	SÍMBOLO: RETANGULAR FUNDO: VERDE PICTOGRAMA: FOTOLUMINESCENTE DIMENSÕES SÍMBOLO: H = L / 2
07 UNID	S3 IND. PL		ORIENTAÇÃO DO SENTIDO DA SAÍDA DE EMERGÊNCIA	SÍMBOLO: RETANGULAR FUNDO: VERDE PICTOGRAMA: FOTOLUMINESCENTE DIMENSÕES SÍMBOLO: H = L / 2
01 UNID	S9 IND. PL		ORIENTAÇÃO DO SENTIDO DA SAÍDA DE EMERGÊNCIA	SÍMBOLO: RETANGULAR FUNDO: VERDE PICTOGRAMA: FOTOLUMINESCENTE DIMENSÕES SÍMBOLO: H = L / 2
03 UNID	S12 IND. PL		ORIENTAÇÃO DO SENTIDO DA SAÍDA DE EMERGÊNCIA	SÍMBOLO: RETANGULAR FUNDO: VERDE PICTOGRAMA: FOTOLUMINESCENTE DIMENSÕES SÍMBOLO: H = L / 2
10 UNID	E5 IND. PL		EXTINTOR DE INCÊNDIO	SÍMBOLO: RETANGULAR FUNDO: VERMELHO FOTOLUMINESCENTE DIMENSÕES: IND. PLANTA
10 UNID			EXTINTOR DE INCÊNDIO PORTÁTIL	TIPO PÓ QUÍMICO SECO - PQS ABC - 4KG
-			ROTA DE FUGA	
-			ROTA DE FUGA FINAL	
-			ROTA DE EXTINTOR	

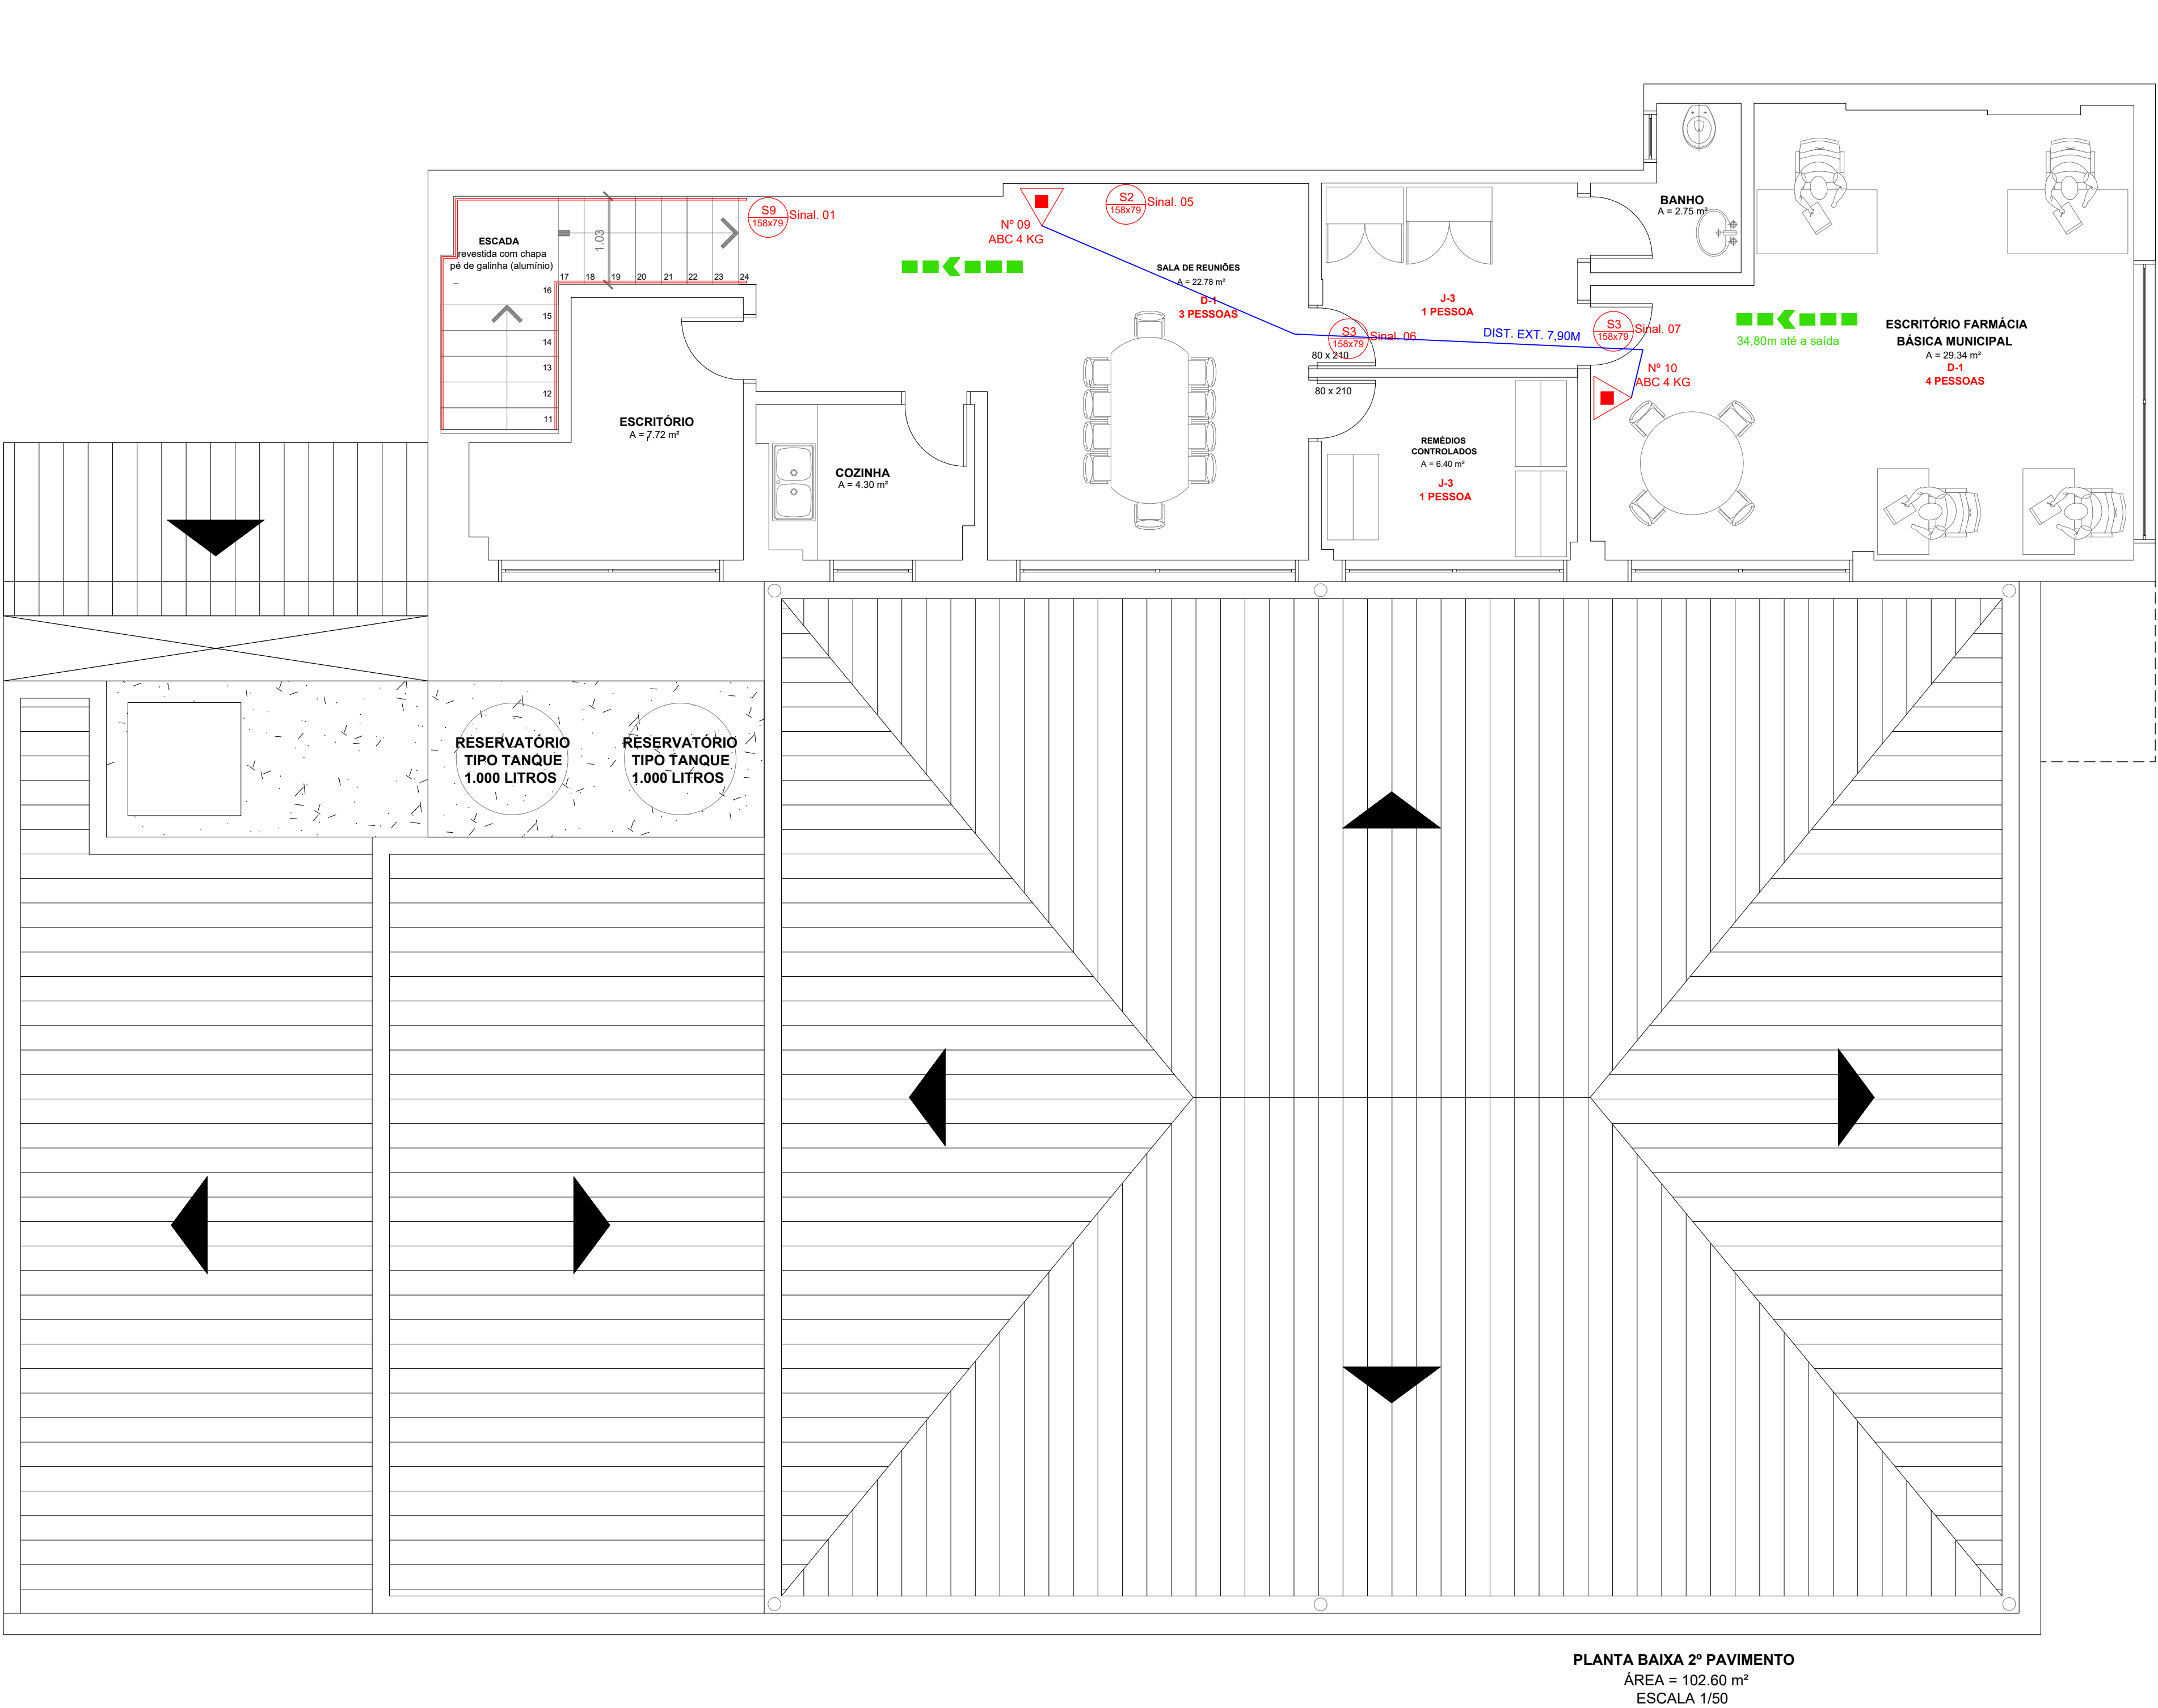

PLANTA BAIXA 2º PAVIMENTO
ÁREA = 102.60 m²
ESCALA 1/50

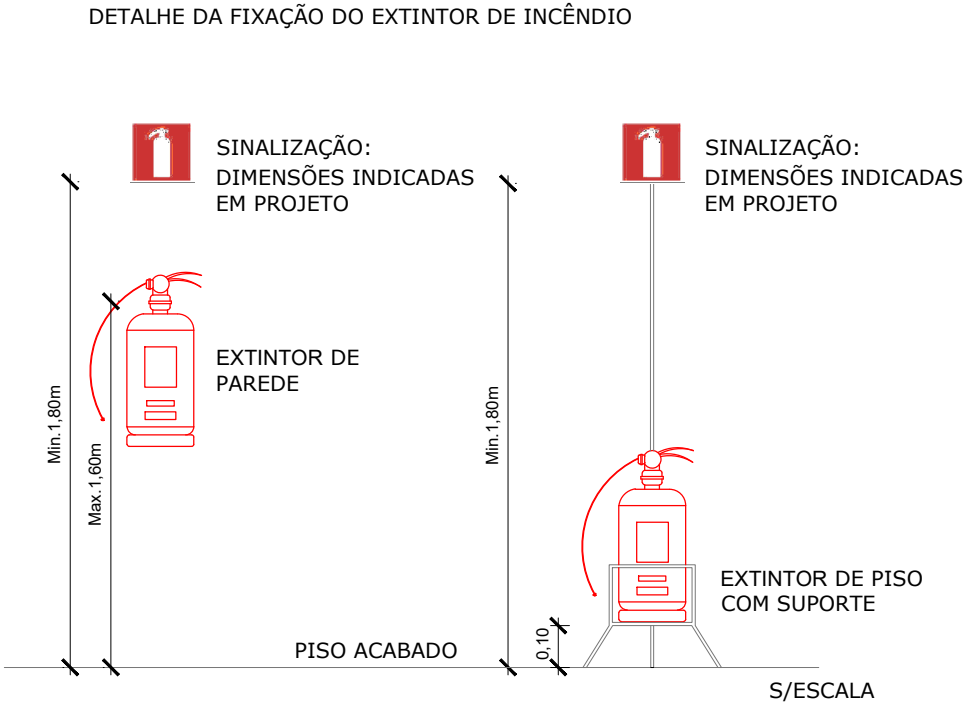

PREFEITURA MUNICIPAL DE SANT'ANA DO LIVRAMENTO
SEPLAMA - SECRETARIA DE PLANEJAMENTO E MEIO AMBIENTE
DEPARTAMENTO DO PLANO DIRETOR
RUA ALLAN KARDEC, 55. CEP 97574-512. FONE: 0800-092050

OBRA:

FARMÁCIA BÁSICA MUNICIPAL+FARMÁCIA BÁSICA DO ESTADO/RS
+CEO (CENTRO ESPECIALIZADO EM ODONTOLOGIA)

PROJETO:

PLANO DE PREVENÇÃO E PROTEÇÃO CONTRA INCENDIO
PLANTA BAIXA 2º PAVIMENTO

ENDEREÇO:

RUA DUQUE DE CAXIAS, Nº 1759 - CENTRO - SANT. DO LIVRAMENTO/RS

RESPONSÁVEL TÉCNICO:

LUCIANO MAURICIO RIBEIRO GOUGEÓN
ENGENHEIRO CIVIL - CREA RS 221828

PREFEITURA DE SANTANA DO LIVRAMENTO:

CNPJ: 88.124.961/0001-59

PRANCHA:

ÁREA: 102.60 m²
ÁREA TOTAL: 455.95 m²

ESCALAS: 1:50

DATA: 13/08/2025

P-3/4