



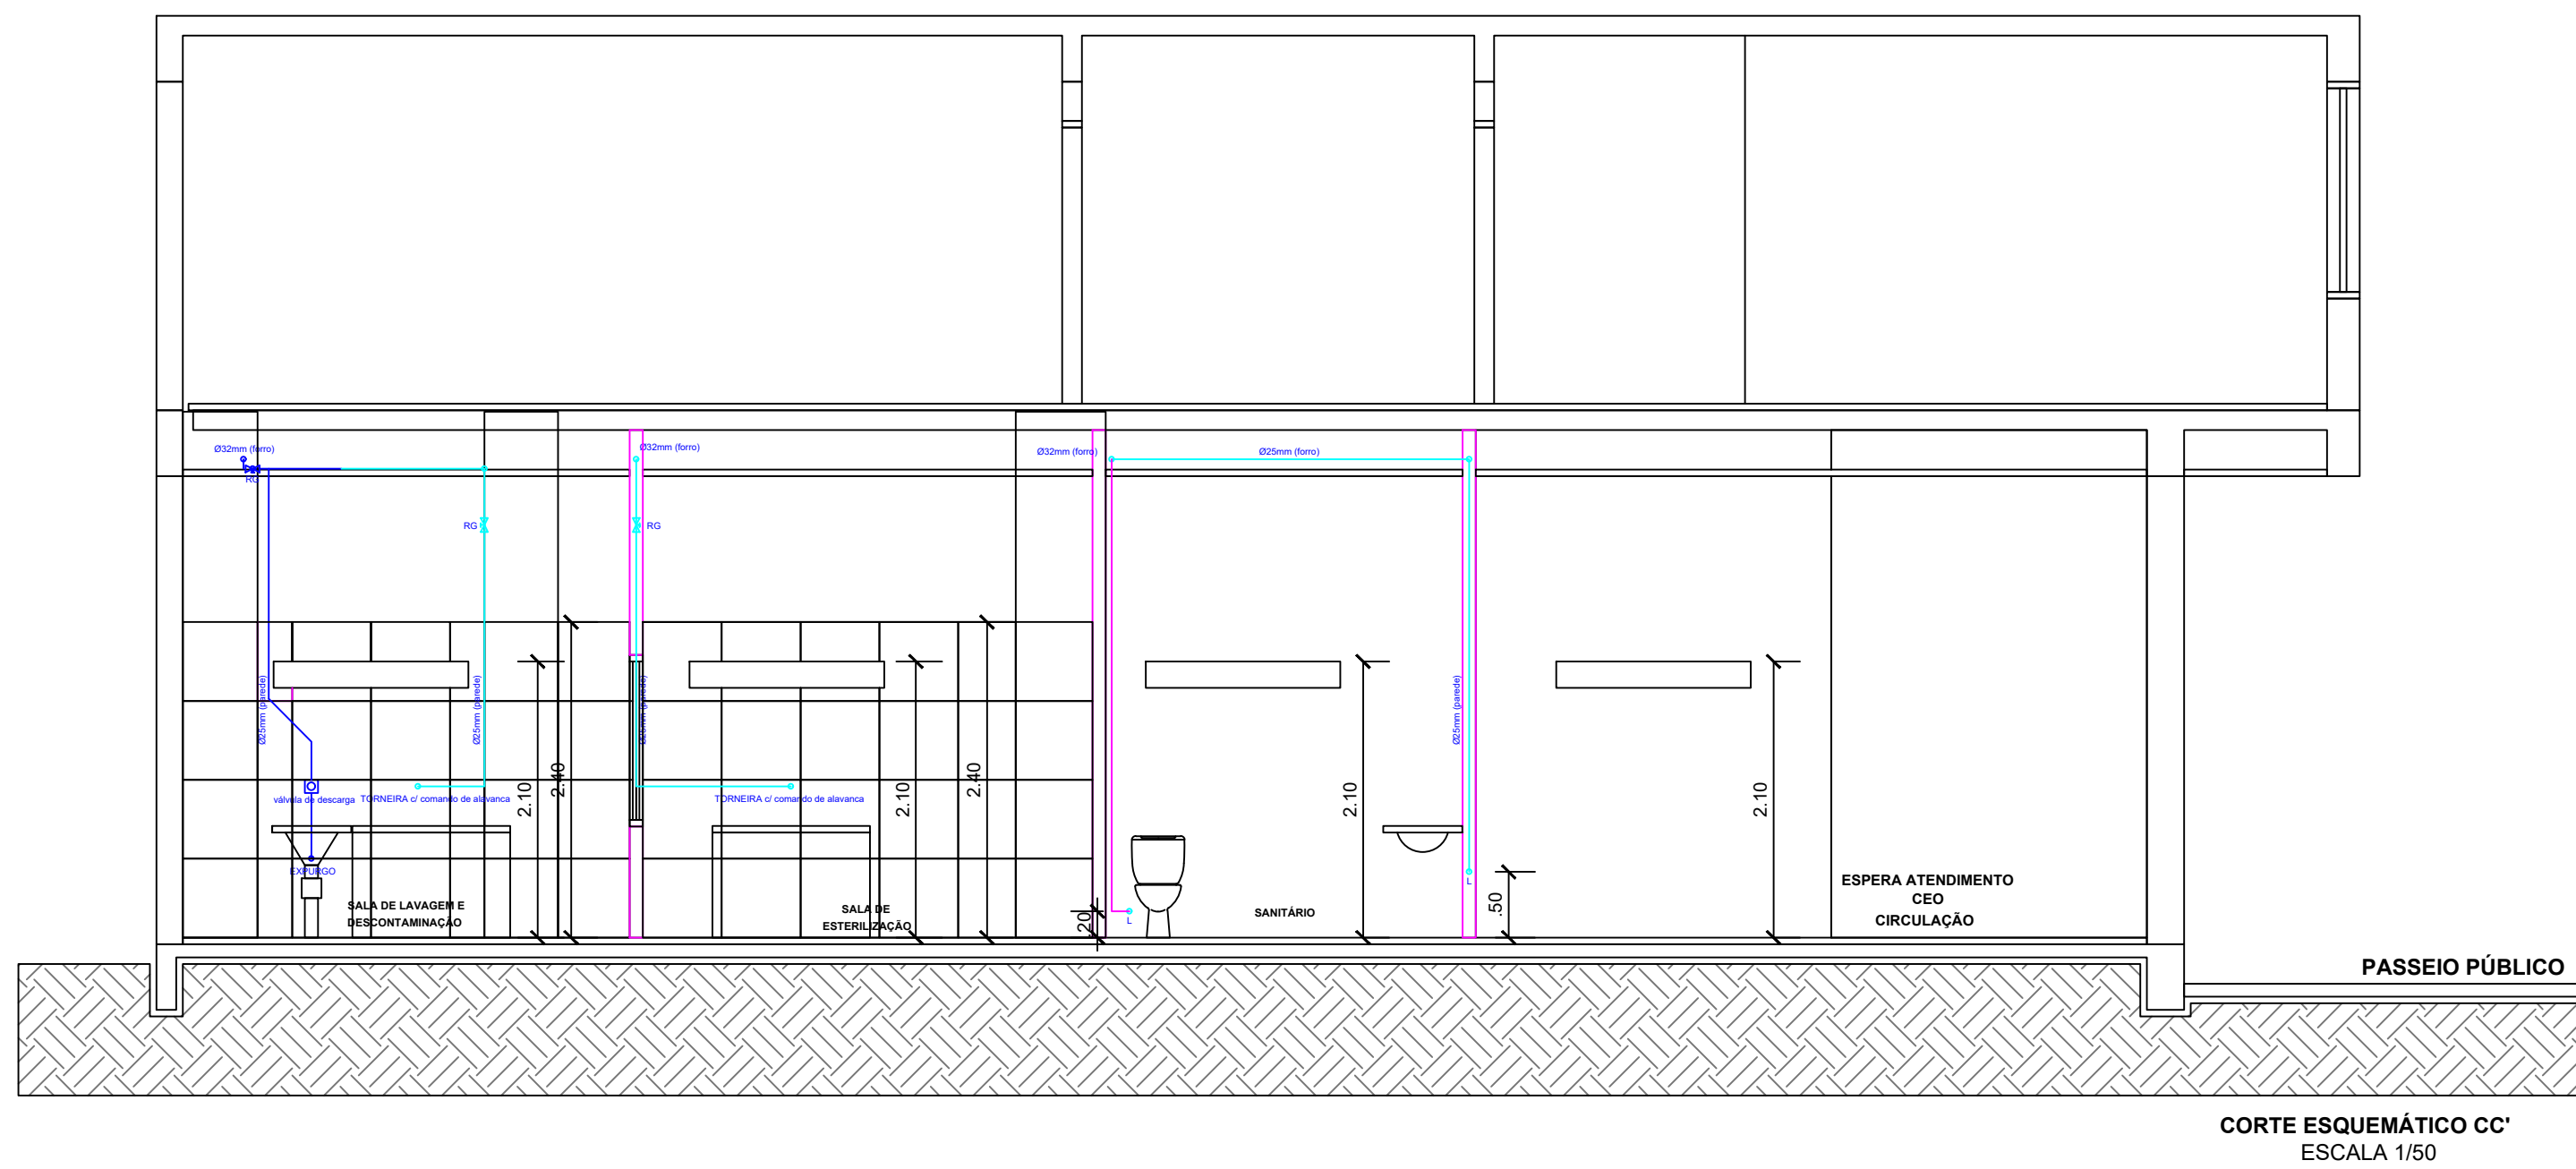


CORTE ESQUEMÁTICO CC'
ESCALA 1/50

PA - DETALHE PONTO DE ÁGUA
CADEIRA ODONTOLÓGICA

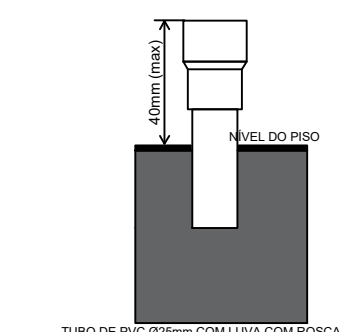

TUBO DE DISTRIBUIÇÃO DO TUBO DE BOMBA
METALÚRGICA DE 1/2" - CONECTAR A SALA DE BOMBA
DE 1/2" - NÃO UTILIZAR JOELHOS 90° - UTILIZAR CURVAS 45°
PARA EVITAR ACUMULO DE RESÍDUOS NA
TUBULAÇÃO
PUNTO DE PRESSÃO E VIBRAÇÃO DE BOMBA
LIGAÇÃO DE TUBULAÇÃO DO TUBO DE BOMBA DE
VÁCUO

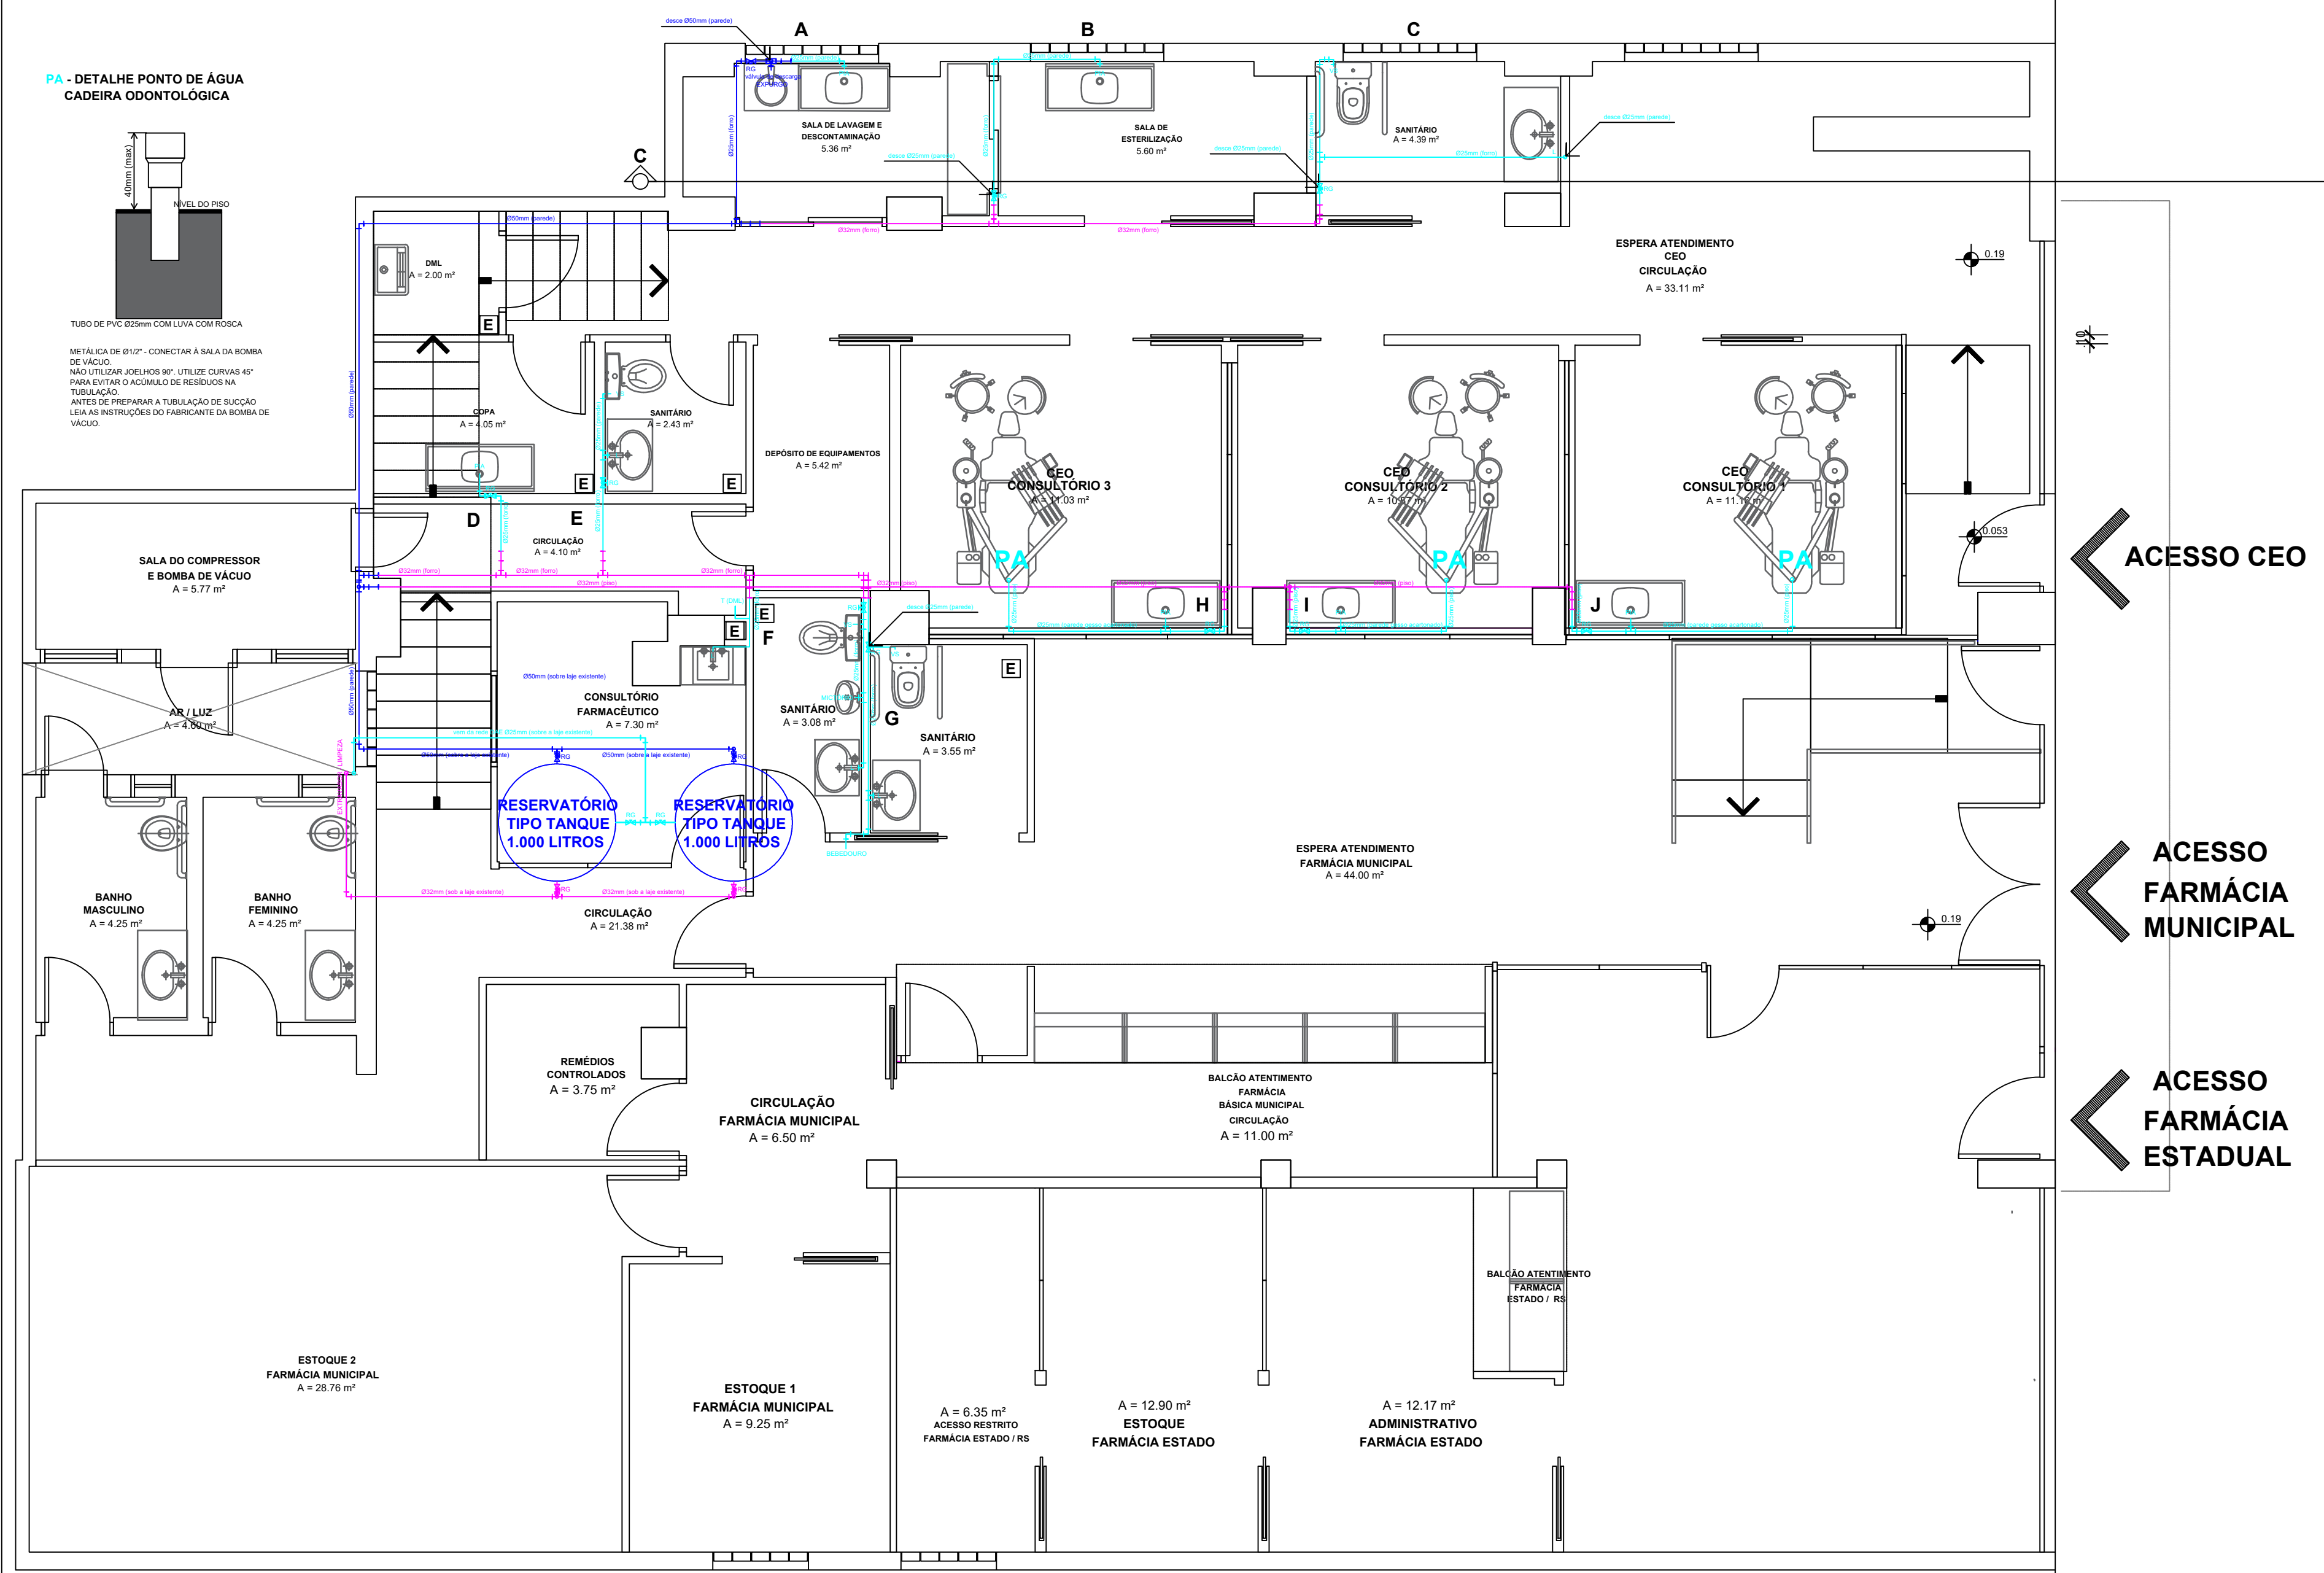

PLANTA BAIXA TÉRREO - REDE HIDRÁULICA
ÁREA - 353,35 m²
ESCALA 1/50

 PREFEITURA MUNICIPAL DE SANTANA DO LIVRAMENTO SEPLAMA - SECRETARIA DE PLANEJAMENTO E MEIO AMBIENTE DEPARTAMENTO DO PLANO DIRETOR RUA ALLAN KARDEC, 55 - CEP 97574-200 - FONE: 0800-082050			
OBRA: REFORMA DE IMÓVEL FARMÁCIA BÁSICA MUNICIPAL-FARMÁCIA BÁSICA DO ESTADO-RS(CENTRO ESPECIALIZADO EM ODONTOLOGIA)			
PROJETO: PROJETO INSTALAÇÕES PLANTA BAIXA TÉRREO E CORTE AA' - REDE HIDRÁULICA			
ENDEREÇO: RUA DUQUE DE CAXIAS, N° 1759 - CENTRO - SANT. DO LIVRAMENTO/RS			
RESPONSÁVEL TÉCNICO: PAULO ROGÉRIO KRUG - ARQUITETO - CAU A19197-3			
PREFEITURA DE SANTANA DO LIVRAMENTO: CNPJ: 88.124.961/0001-89			PRANCHA:
ÁREA: 353,35 m²	ESCALAS: 1,75	DATA: 08/04/2025	I 2/4