


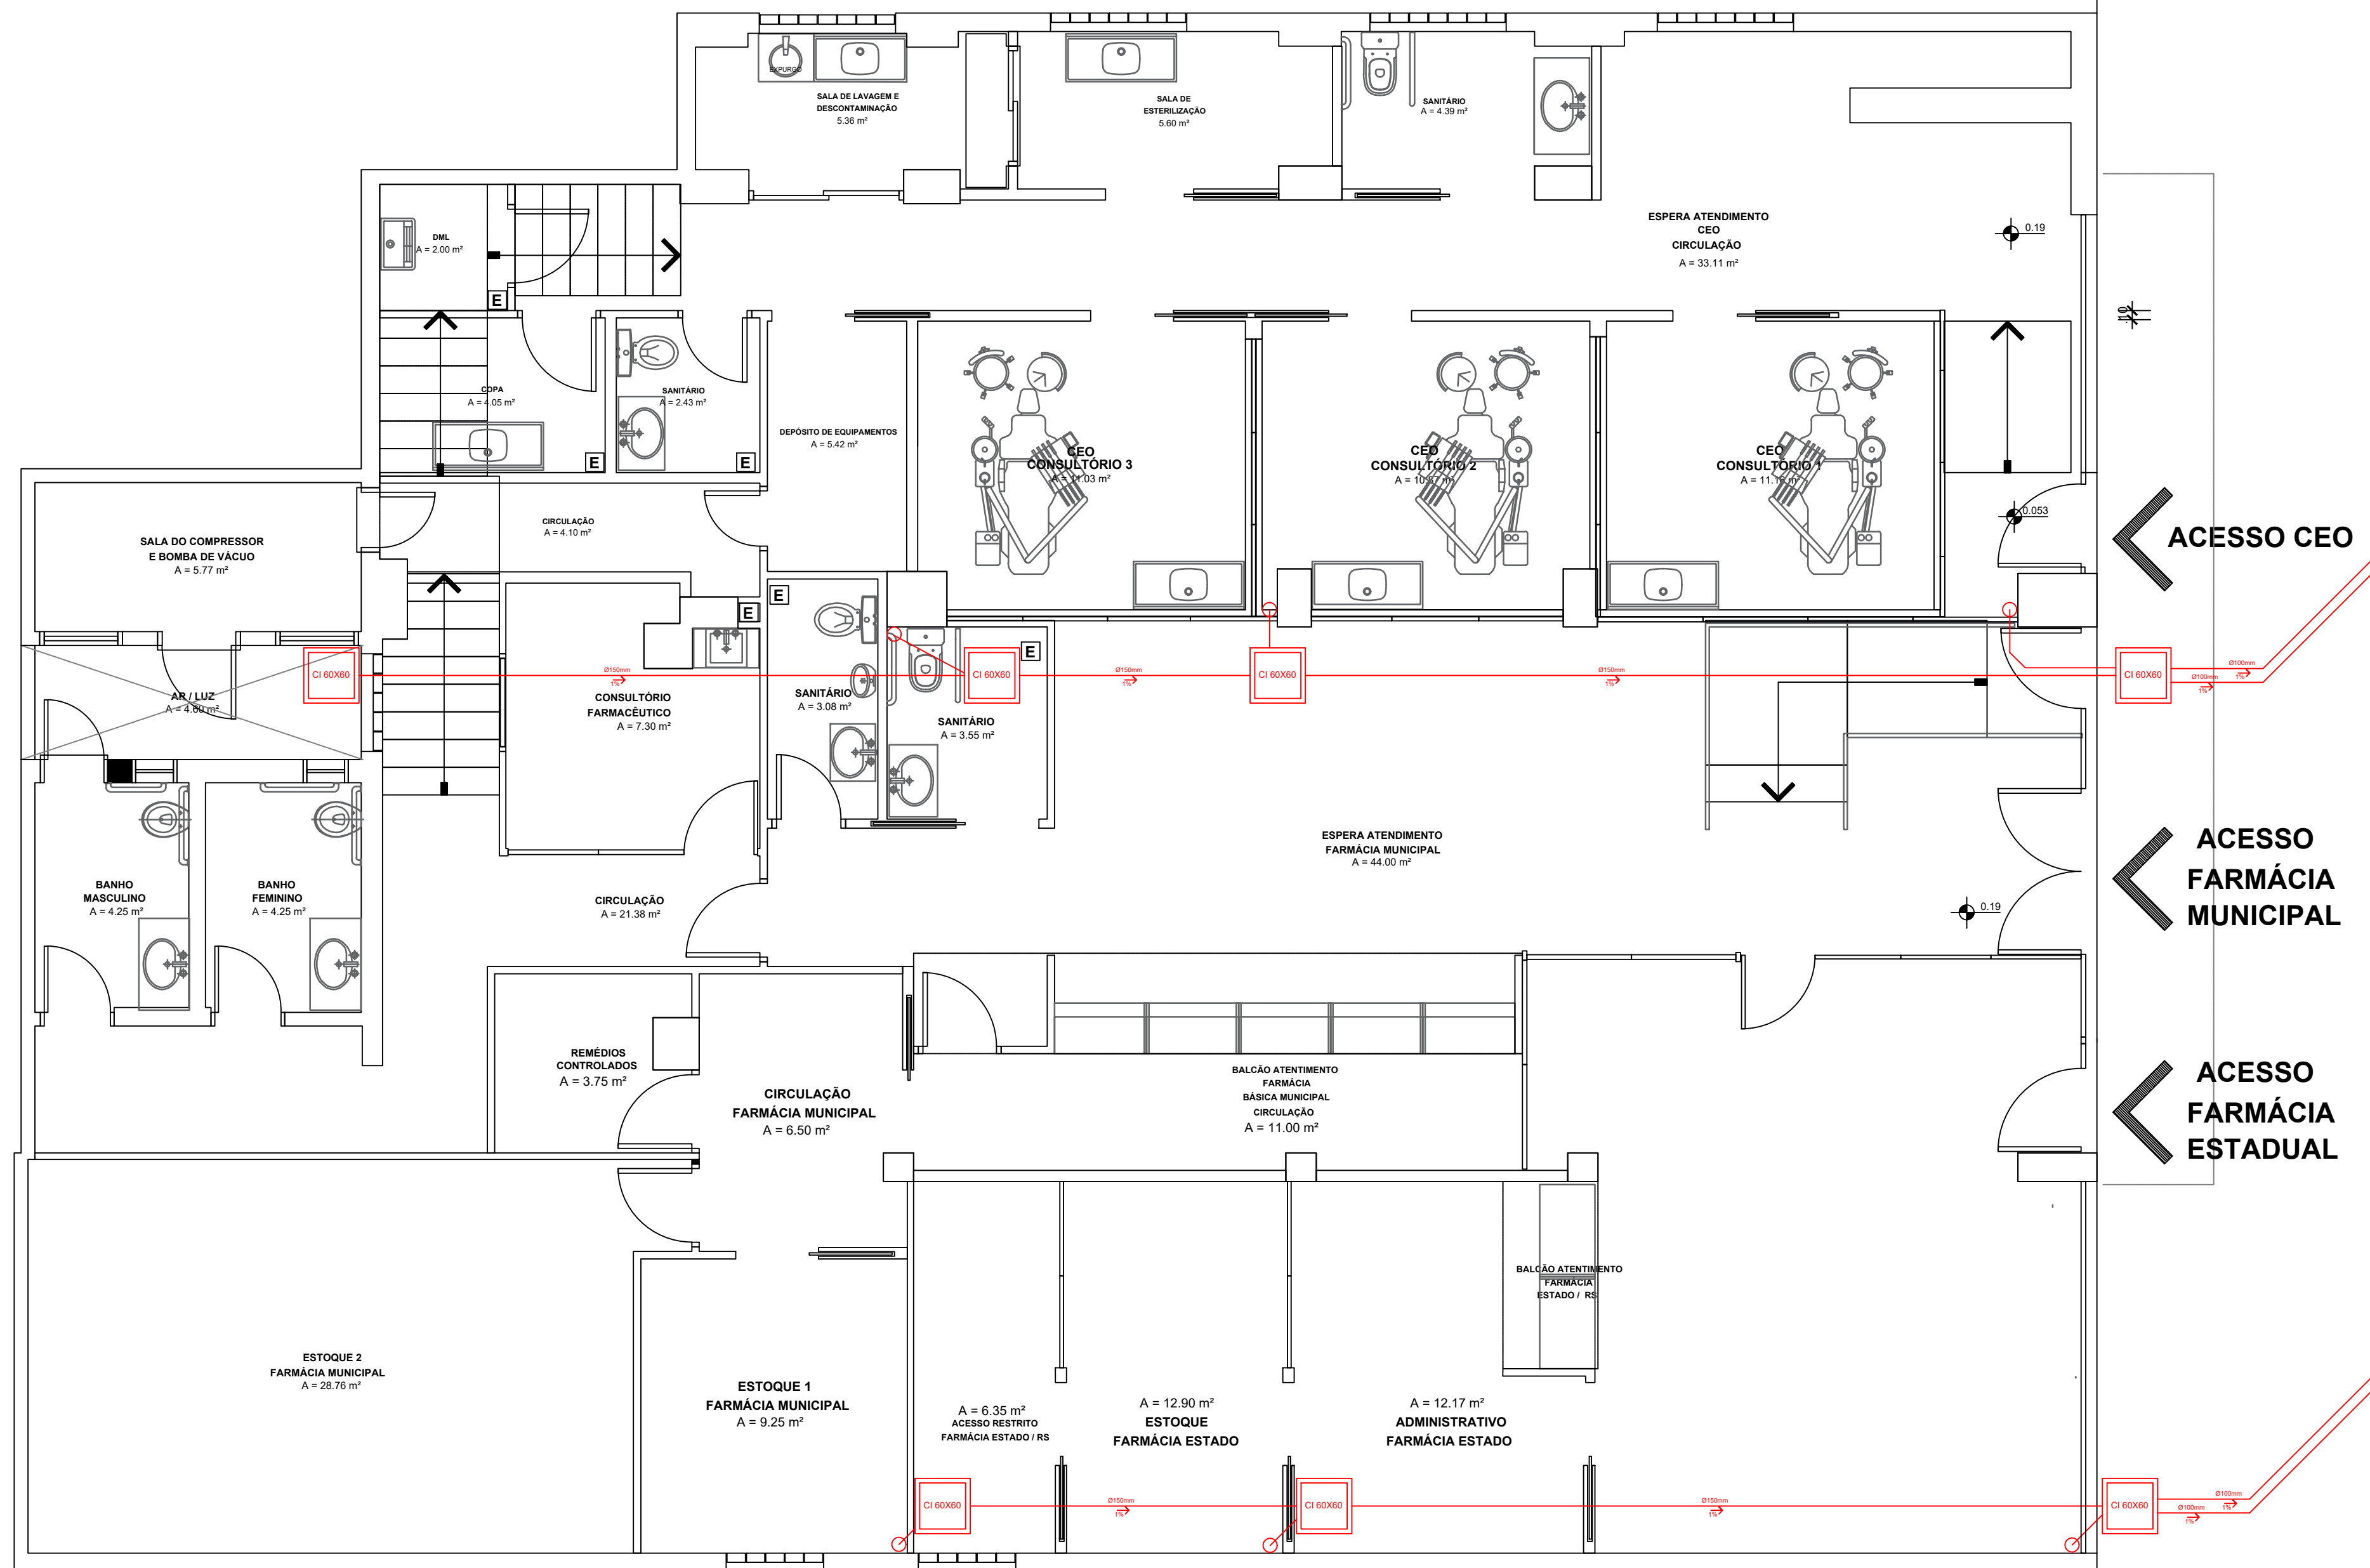

PLANTA BAIXA TÉRREO - REDE PLUVIAL
ÁREA - 353.35 m²
ESCALA 1/50

RUA DUQUE DE CAXIAS

PASSEIO PÚBLICO



PREFEITURA MUNICIPAL DE SANTANA DO LIVRAMENTO
SEPLAMA - SECRETARIA DE PLANEJAMENTO E MEIO AMBIENTE
DEPARTAMENTO DO PLANO DIRETOR
RUA ALLAN KARDEC, 55. CEP 97574-260. FONE: 0800-092050

OBRA: REFORMA DE IMÓVEL
FARMÁCIA BÁSICA MUNICIPAL+FARMÁCIA BÁSICA DO ESTADO/RS+CEO (CENTRO ESPECIALIZADO EM ODONTOLOGIA)

PROJETO: PROJETO INSTALAÇÕES
PLANTA BAIXA TÉRREO - REDE PLUVIAL

ENDEREÇO: RUA DUQUE DE CAXIAS, N° 1759 - CENTRO - SANT. DO LIVRAMENTO/RS

RESPONSÁVEL TÉCNICO:
PAULO ROGÉRIO KRUG - ARQUITETO - CAU A19197-3

PREFEITURA DE SANTANA DO LIVRAMENTO:
CNPJ: 88.124.961/0001-59

ÁREA: 353.95 m²
ÁREA TOTAL: 455.95 m²

ESCALAS:
1:75

DATA:
08/04/2025

PRANCHA:

I 3/4