




PLANTA BAIXA

Escala: 1/50

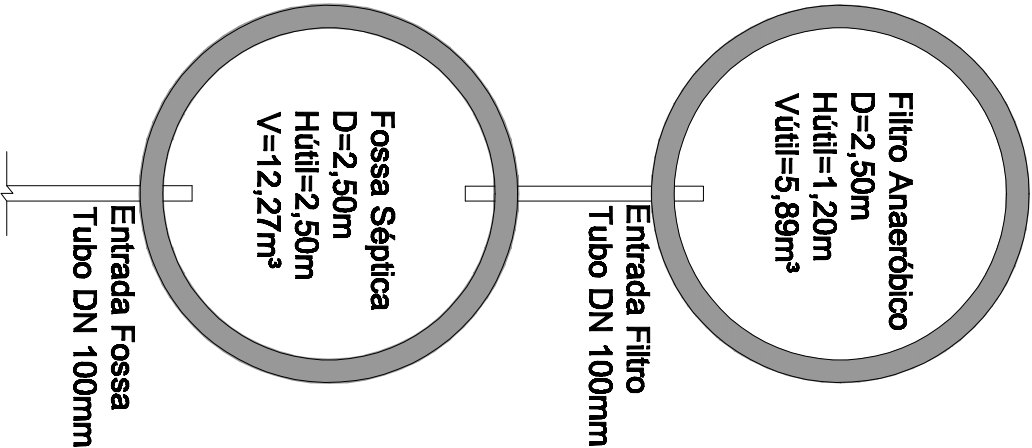

DETALHAMENTO FERRAGEM

Escala: 1/20

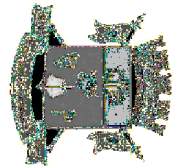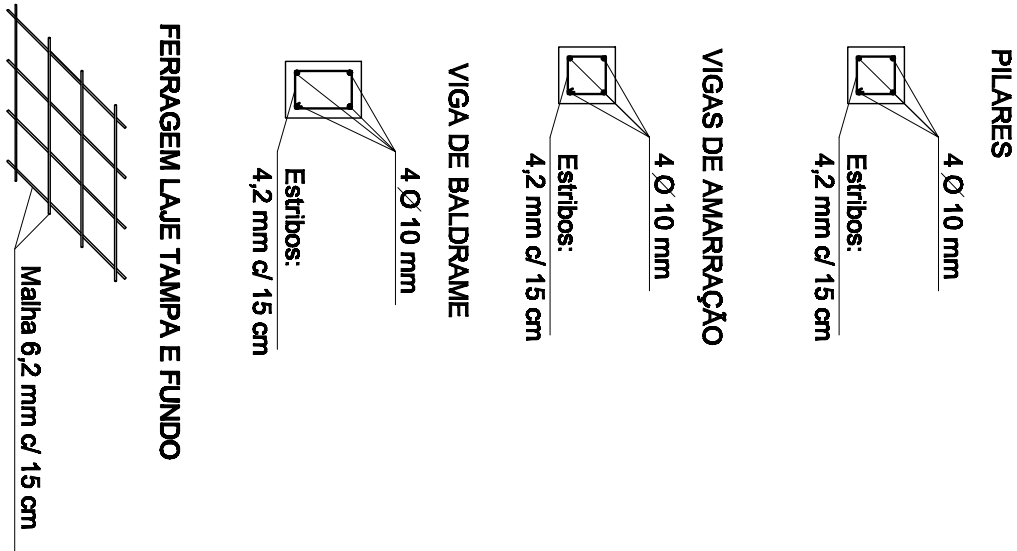

| | | | |
|--|------------------------|-----------------|---|
| PREFEITURA MUNICIPAL DE SANTANA DO LIVRAMENTO | | | |
| SEPLAMA - SECRETARIA DE PLANEJAMENTO - DEPARTAMENTO DO PLANO DIRETOR | | | |
| RUA SETE DE SETEMBRO, 816, CEP 9750-471, FONE: (90) 3242-2174 | | | |
| UBS ARRAIOUR | | | |
| Planta Baixa e Detalhamento Ferragem | | | |
| - Fossa Séptica e Filtro Anaeróbico- | | | |
| ESCALAS: 1:20 e 1:50 | DATA: Setembro de 2011 | PROJETA: AR-2.1 | Paulo Rogério Krug Arquiteto CREA: RS 78918 |