



PLANTA BAIXA


Escala: 1/50

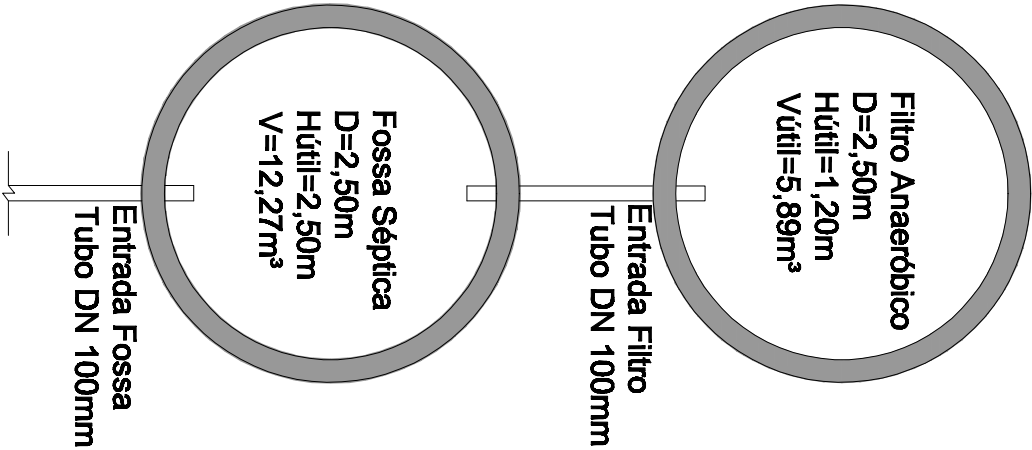

DETALHAMENTO FERRAGEM

Escala: 1/20

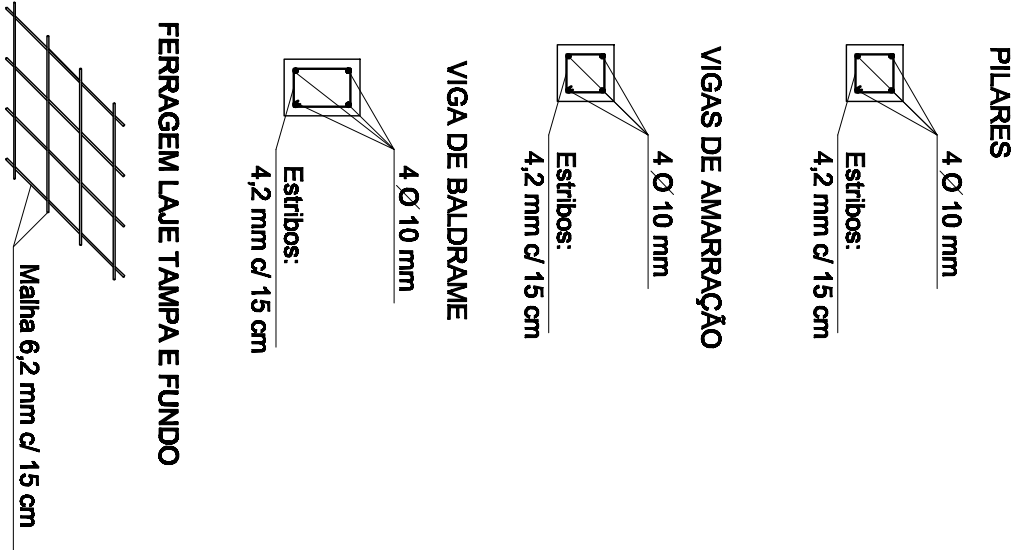

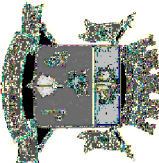				
PREFEITURA MUNICIPAL DE SANTANA DO LIVRAMENTO				
SEPLAMA - SECRETARIA DE PLANEJAMENTO - DEPARTAMENTO DO PLANO DIRETOR				
RUA SETE DE SETEMBRO, 515, CEP 97673-471, FONE: (95) 3242.2174				
UBS WILSON				
Planta Baixa e Detalhamento Ferragem				
- Fossa Séptica e Filtro Anaeróbico-				
ESCALAS: 1:20 e 1:50	DATA: Setembro de 2011	PROJETA: AR-2.1	Paulo Rogério Krug Arquiteto CREA: RS 78916	Elenice do Espírito Santo Engenheira Civil CREA: RS 151666