



01 PLANTA BAIXA - ESGOTO  
ESCALA 1/50

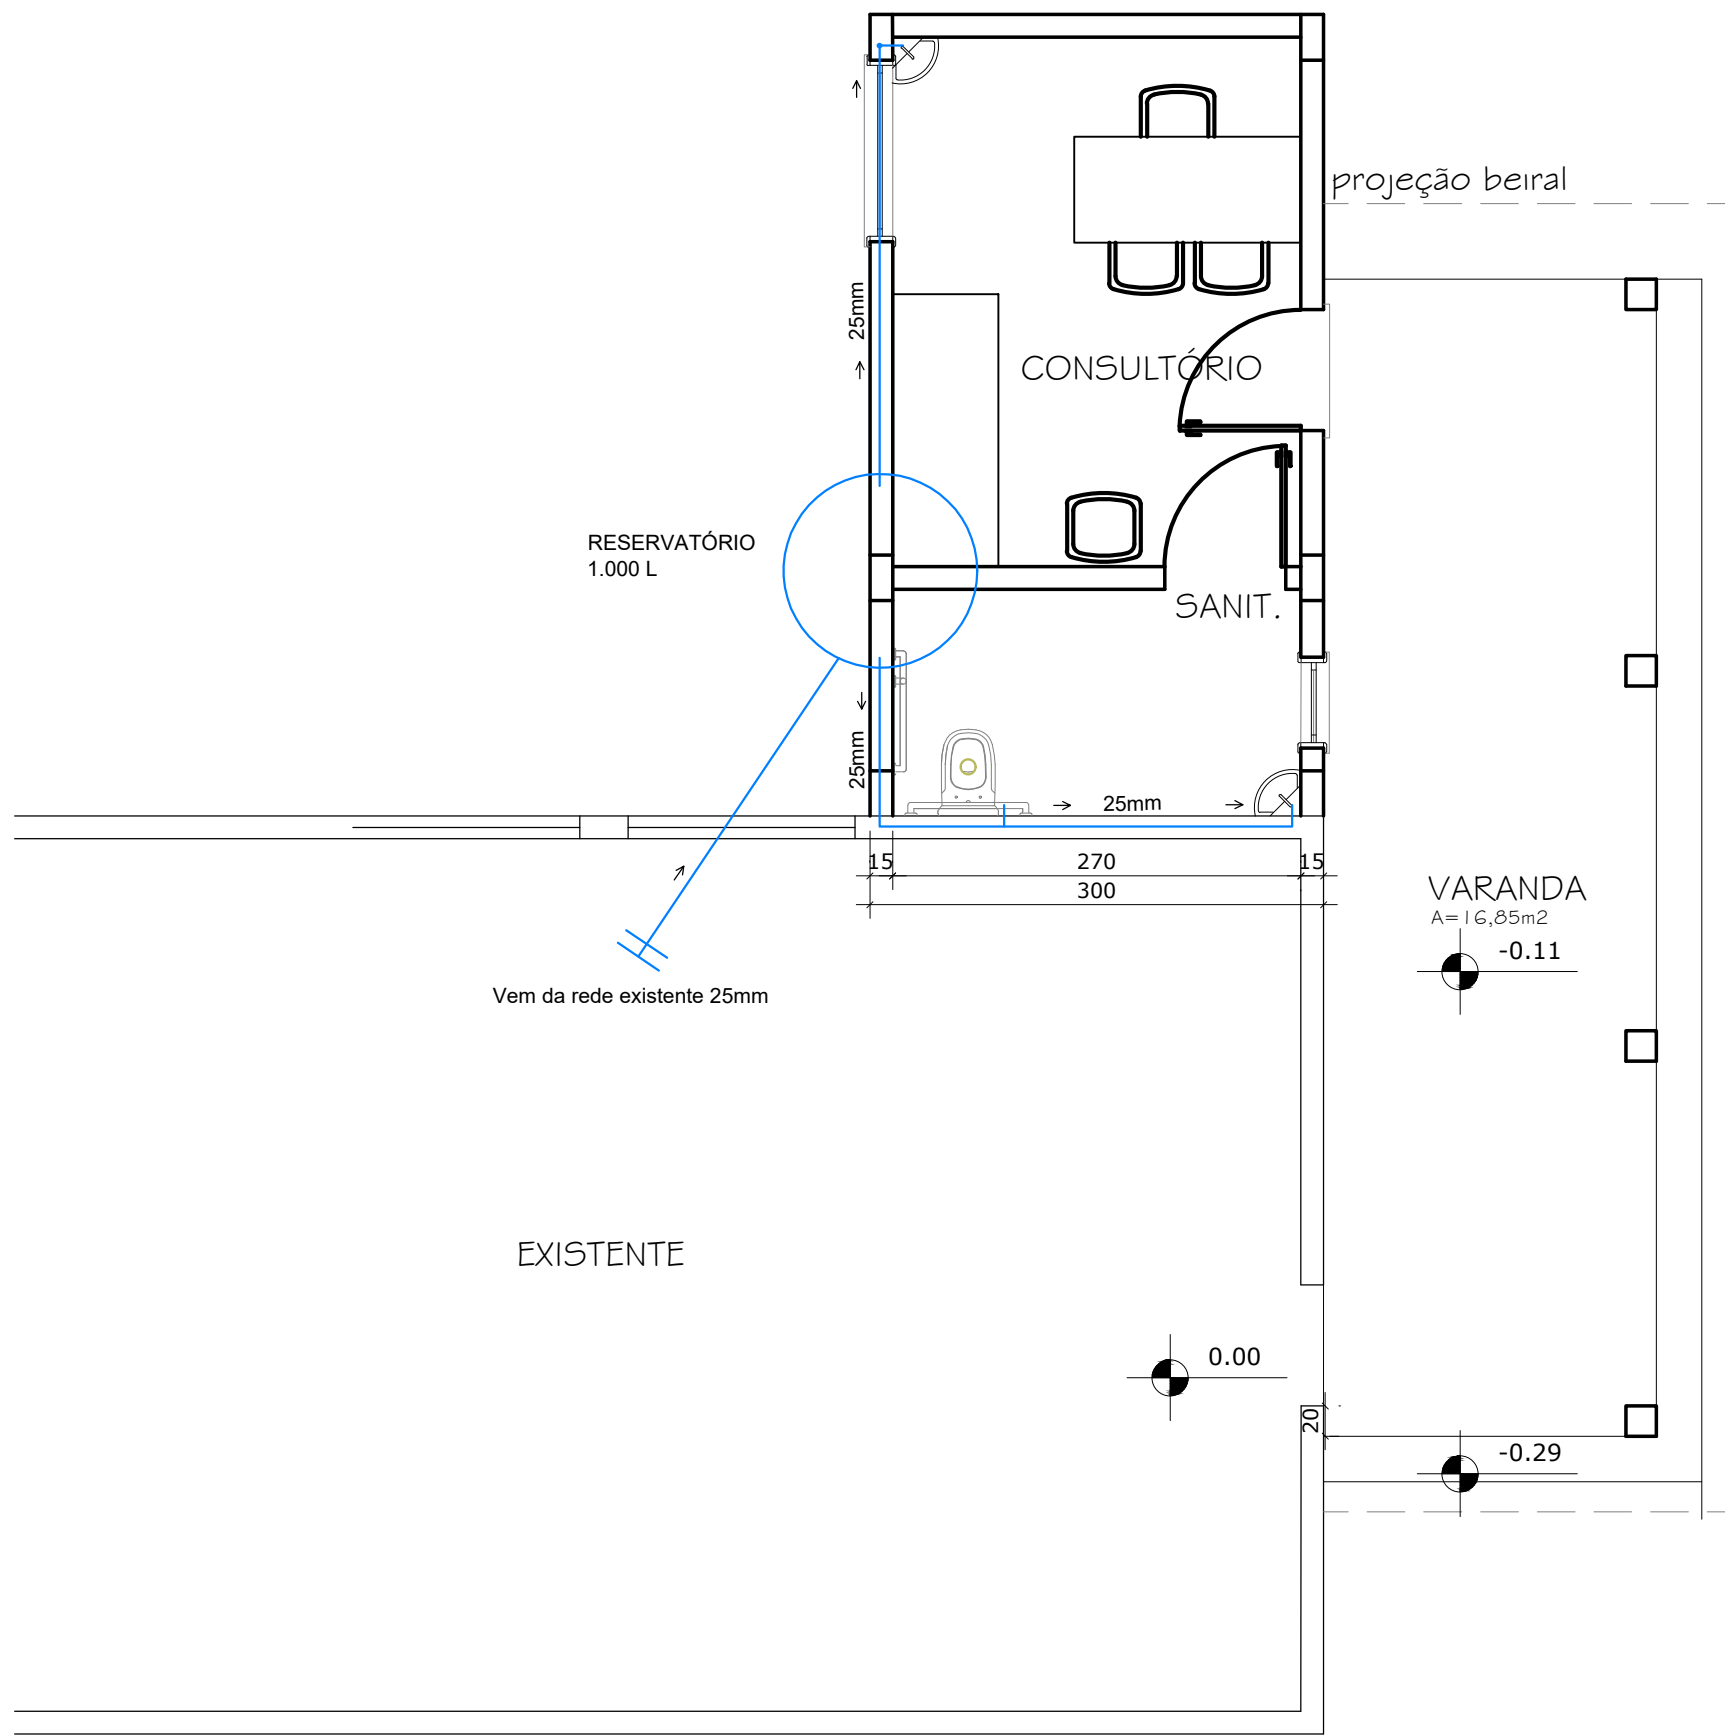

02 PLANTA BAIXA - ÁGUA FRIA  
ESCALA 1/50

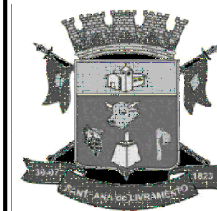

**PREFEITURA MUNICIPAL DE SANT'ANA DO LIVRAMENTO**  
SEPLAMA - SECRETARIA DE PLANEJAMENTO E MEIO AMBIENTE  
DEPARTAMENTO DO PLANO DIRETOR  
RUA ALLAN KARDEC, 55. CEP 97574-260. FONE: (55) 3968-1127

PROJETO: **HIDROSSANITÁRIO - ÁGUA FRIA E ESGOTO**

ENDEREÇO: **SEDE QUILOMBOLAS  
IBICUÍ DA ARMADA**

**LUCIANO MAURICIO RIBEIRO GOUGEÓN**  
ENGENHEIRO CIVIL  
CREA RS 221828

PREFEITURA DE SANTANA DO LIVRAMENTO:  
CNPJ: 88.124.961/0001-59

HIDROSSANITÁRIO  
**H**

ÁREA: 35,80 m² | ESCALAS: 1/50 | DATA: MARÇO/2023 | PRANCHA: ÚNICA