

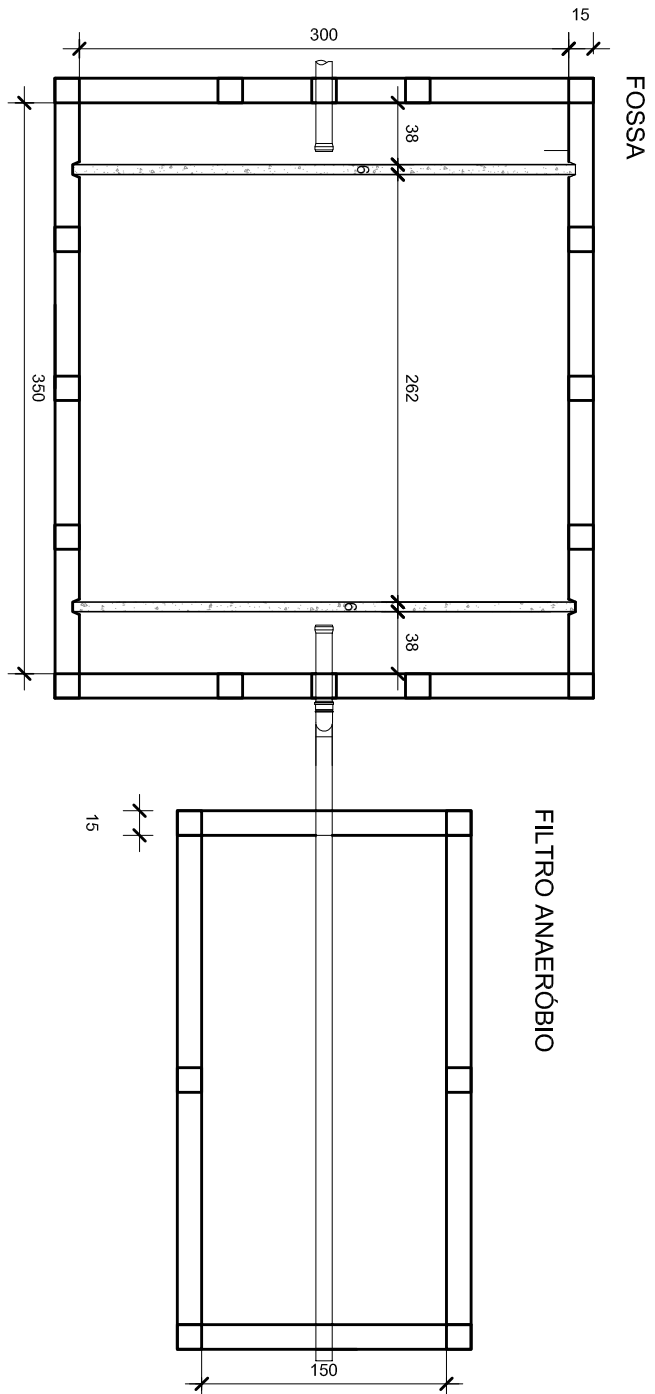


SISTEMA DE TRATAMENTO DE ESGOTO SANITÁRIO

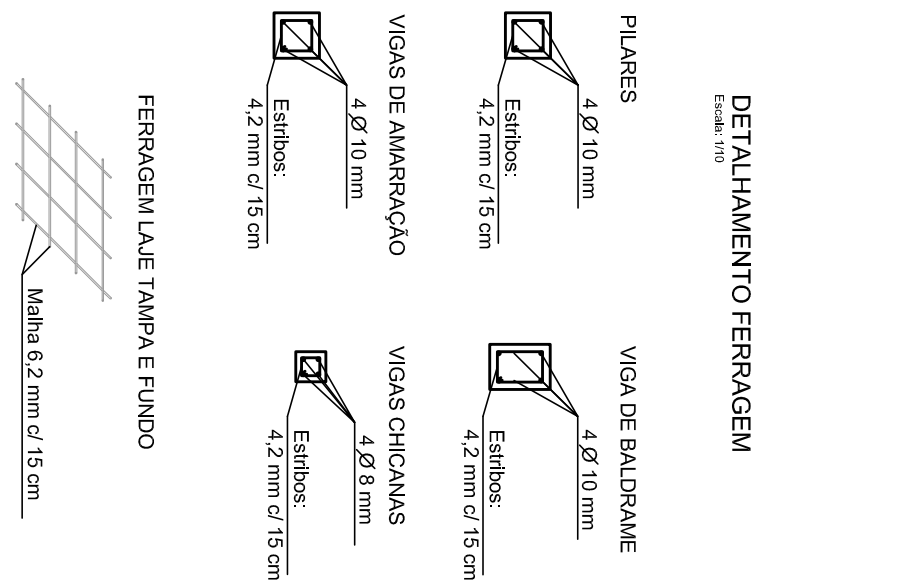



Planta baixa fossa e filtro anaeróbio
Escala: 1/50

Detalhamento ferragem fossa e filtro anaeróbio
Escala: 1/25

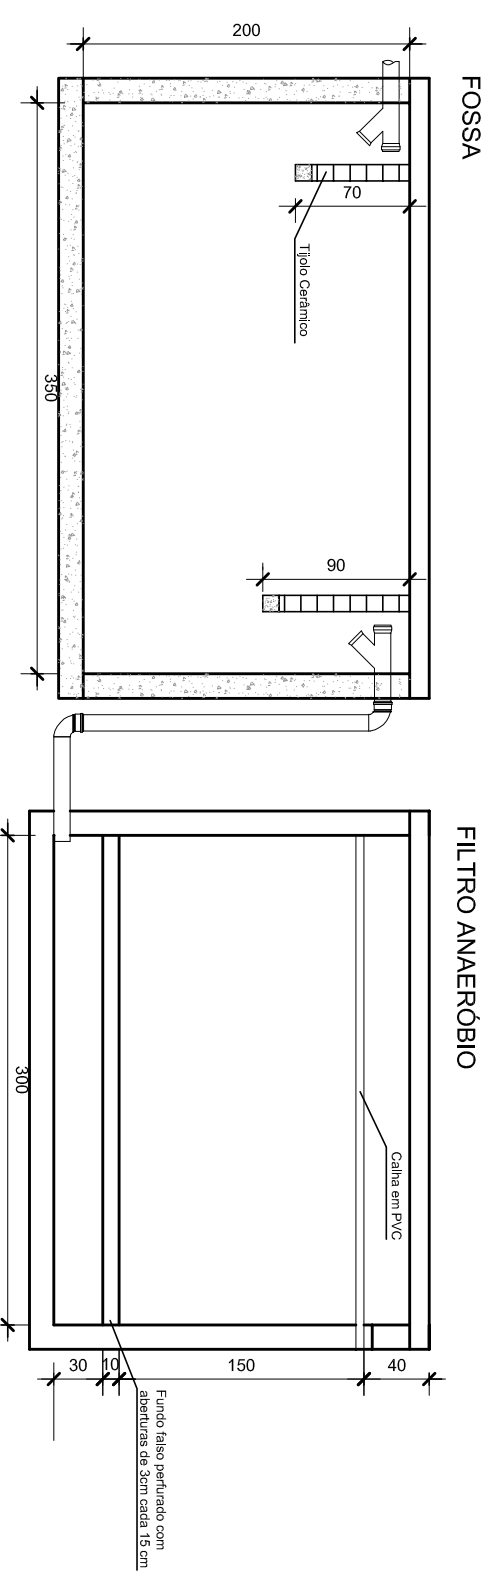


Corte transversal fossa e filtro anaeróbio
Escala: 1/50

SISTEMA DE TRATAMENTO DE ESGOTO SANITÁRIO

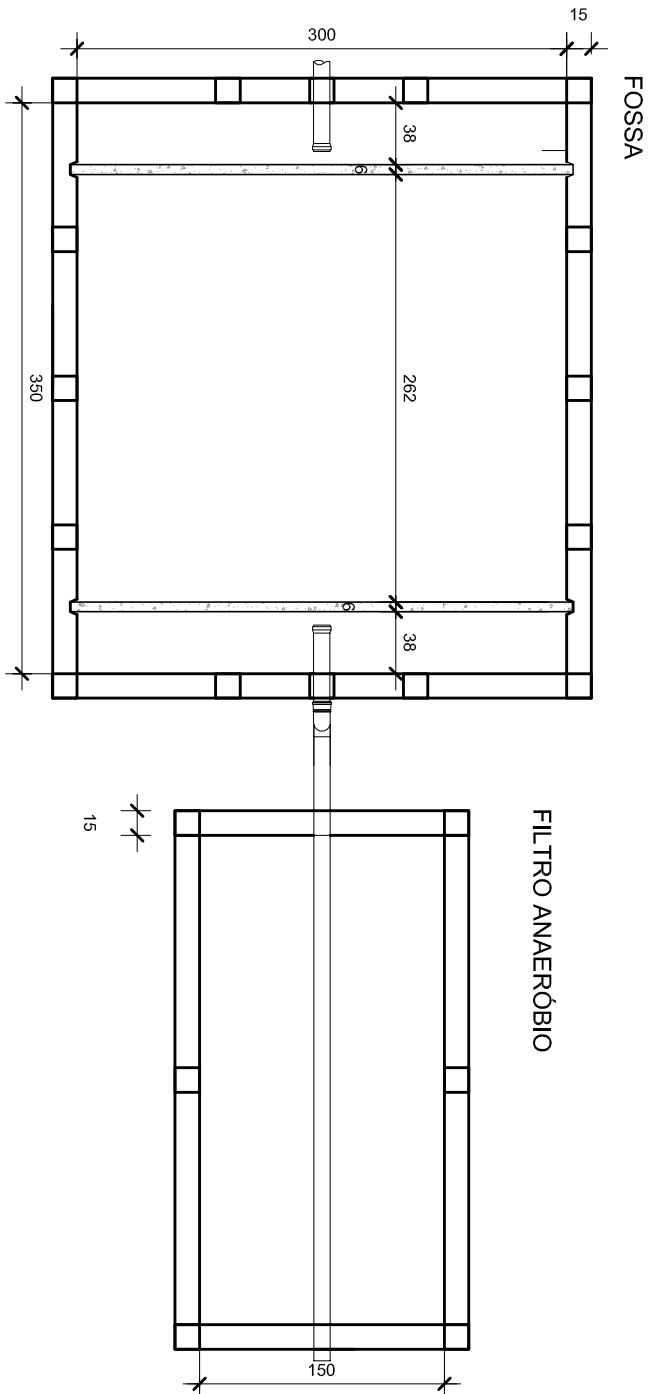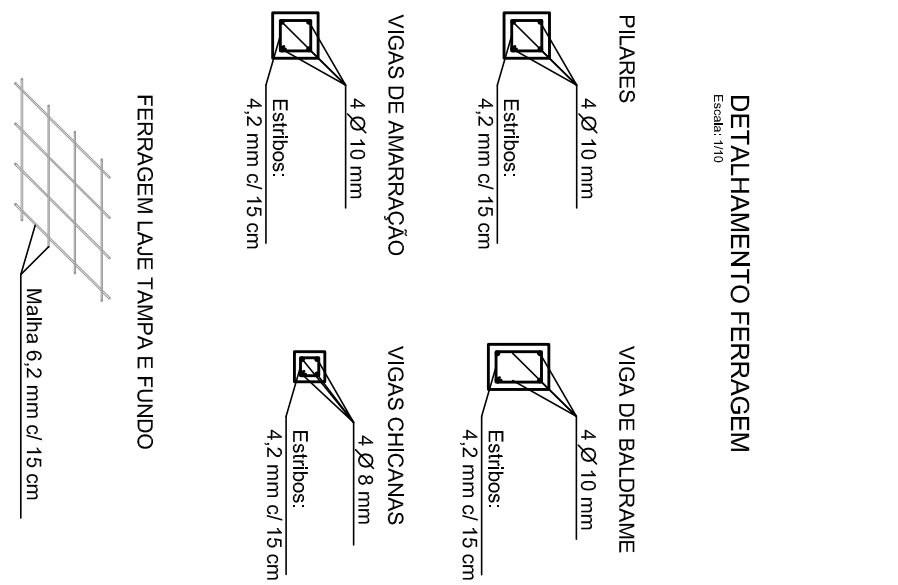

Planta baixa fossa e filtro anaeróbio
Escala: 1/50

Detalhamento ferragem fossa e filtro anaeróbio
Escala: 1/25

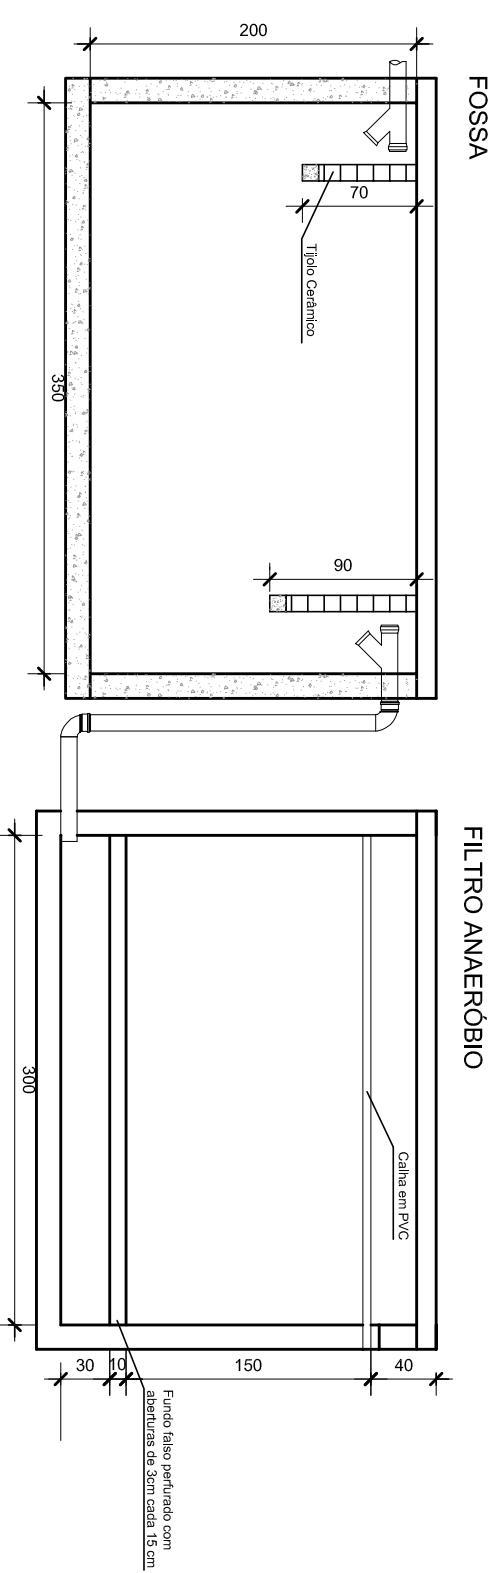

Corte transversal fossa e filtro anaeróbio
Escala: 1/50

PREFEITURA MUNICIPAL DE SANTANA DO LIVRAMENTO
SEPLAMA - Secretaria de Planejamento e Meio Ambiente
Rua São do Santinho, nº 515 - CEP: 97734-771
Santana do Livramento - RS
Telefone: (51) 3688-1127

PREFEITO: WANER VIANA MACHADO

Dados do Projeto: Projeto:
Loteamento Nova Morada
Rua Arthur Dornelles da Silva
Bairro Moradas da Colina
Santana do Livramento (RS)
ÁREA DE REASSENTAMENTO
Rede coletora de Esgoto Sanitário
Detalhamentos

Responsável Técnico:

Giovana Nunes Liviana
Engenheira Civil
CREA/RS 162.271

Desenho: Giovana Escala: Indicada Data: AGO 2012

14

PREFEITURA MUNICIPAL DE SANTANA DO LIVRAMENTO
SEPLAMA - Secretaria de Planejamento e Meio Ambiente
Rua São do Santinho, nº 515 - CEP: 97734-771
Santana do Livramento - RS
Telefone: (51) 3688-1127

PREFEITO: WANER VIANA MACHADO

Dados do Projeto: Projeto:
Loteamento Nova Morada
Rua Arthur Dornelles da Silva
Bairro Moradas da Colina
Santana do Livramento (RS)
ÁREA DE REASSENTAMENTO
Rede coletora de Esgoto Sanitário
Detalhamentos

Responsável Técnico:

Giovana Nunes Liviana
Engenheira Civil
CREA/RS 162.271

Desenho: Giovana Escala: Indicada Data: AGO 2012

14