



Planta Baixa do detalhamento da Rede de Drenagem Pluvial
Escala: 1/50

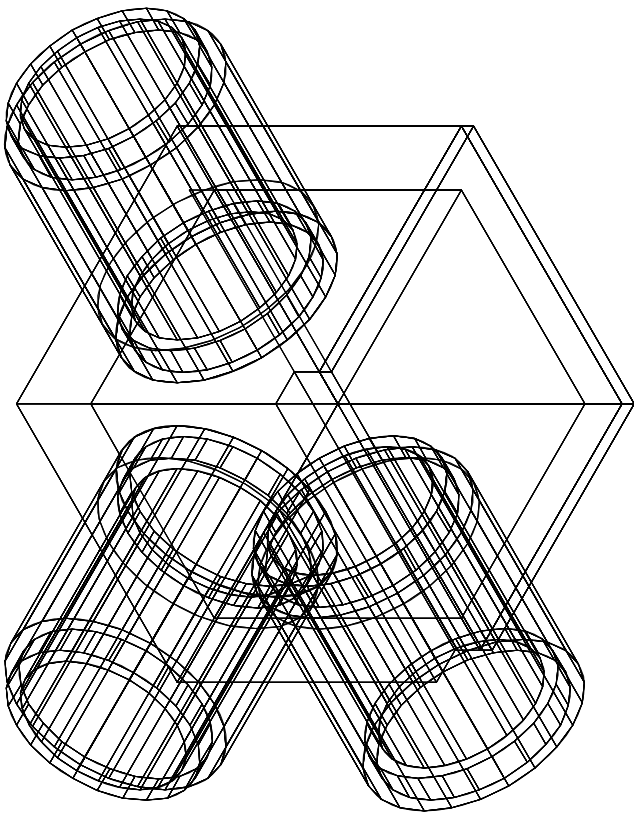

Isométrica do talhamento da Rede de Drenagem Pluvial
Escala: 1/25

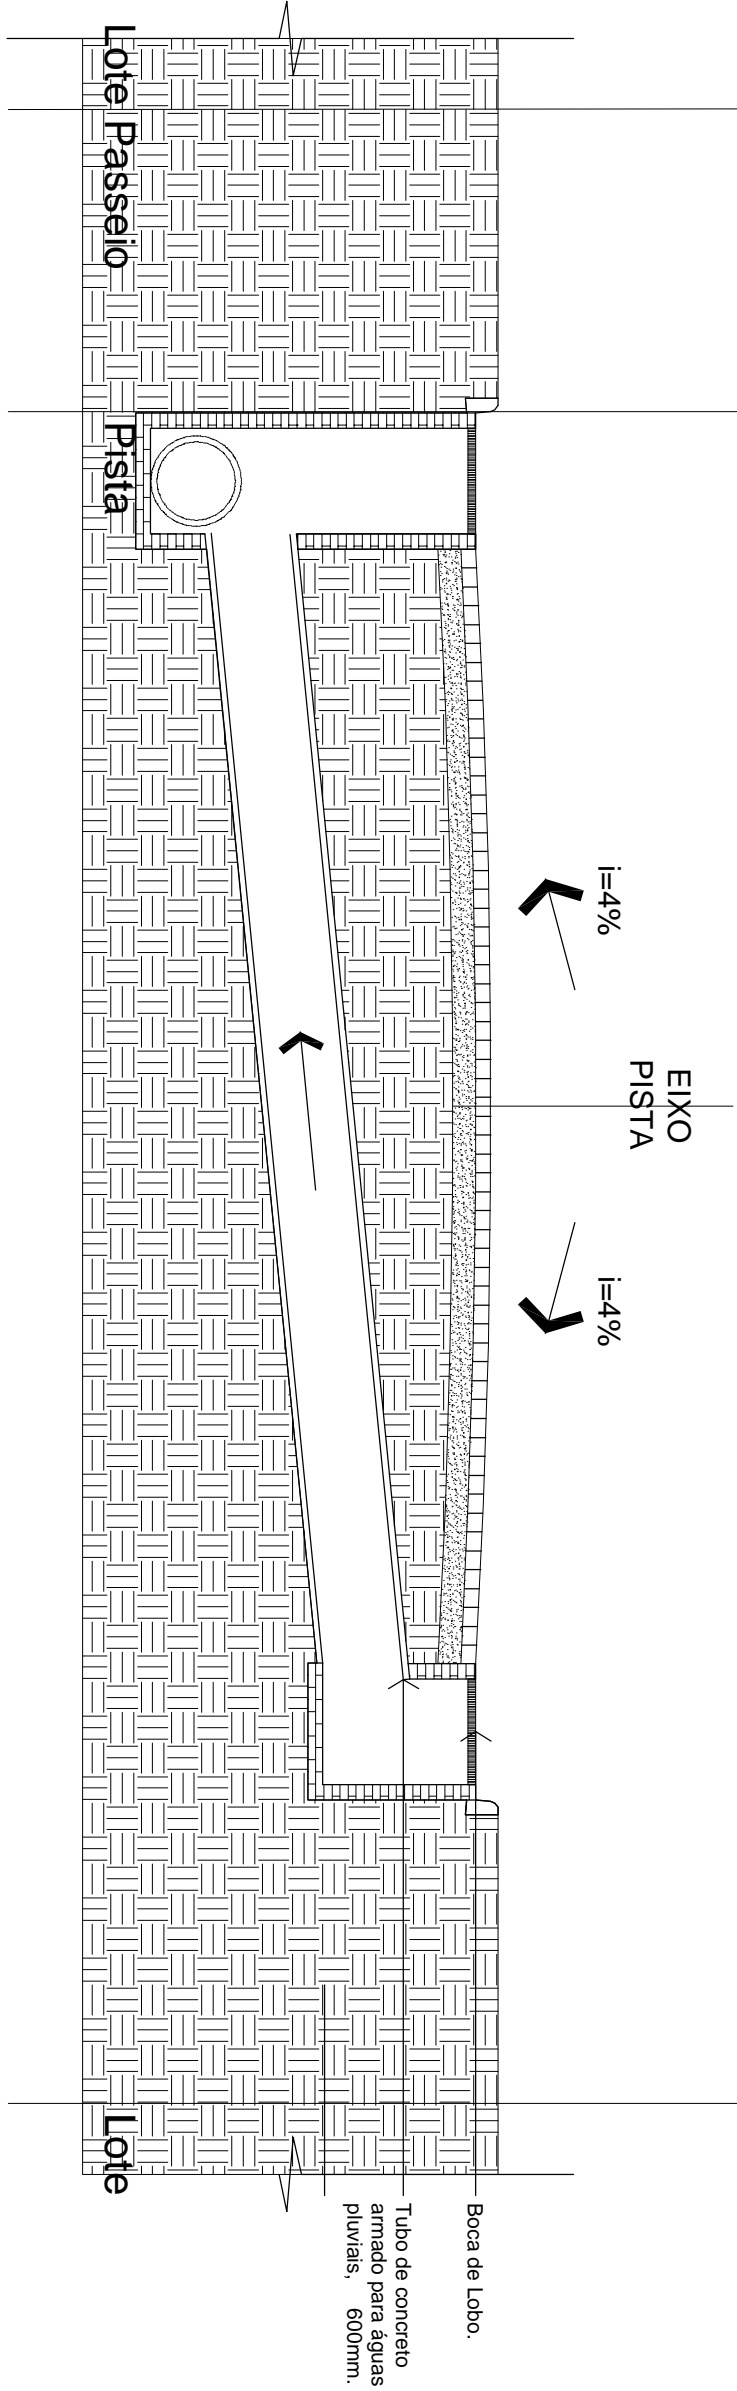

Corte BB do detalhamento da Rede de Drenagem Pluvial
Escala: 1/50

<div><div></div><div>PREFEITURA MUNICIPAL DE SANT'ANA DO LIVRAMENTO SEHAF - Secretaria de Habitação e Assuntos Fundiários Rua General Câmara, nº 1668 - CEP: 97576-180 Santa Ana do Livramento - RS Telefone: (51) 3968-1096</div><div></div></div>			
PREFEITO: SECRETÁRIO DE HABITAÇÃO:		WAINER VIANA MACHADO SÉRGIO ARDEM MUNHOZ	
Dados do Projeto:		Projeto:	ÁREA DE REASSENTAMENTO REDE DE DRENAGEM PLUVIAL -DETALHAMENTOS
Responsável Técnico:			Prancha N°
Luciana Umpierre Sangnuntit Engenheira Civil CREA/RS 181.590			10
Desenho:	Escala:	Data:	
Luciana/Celeste	Indicada	MAIO/2012	